


101号室
Bar

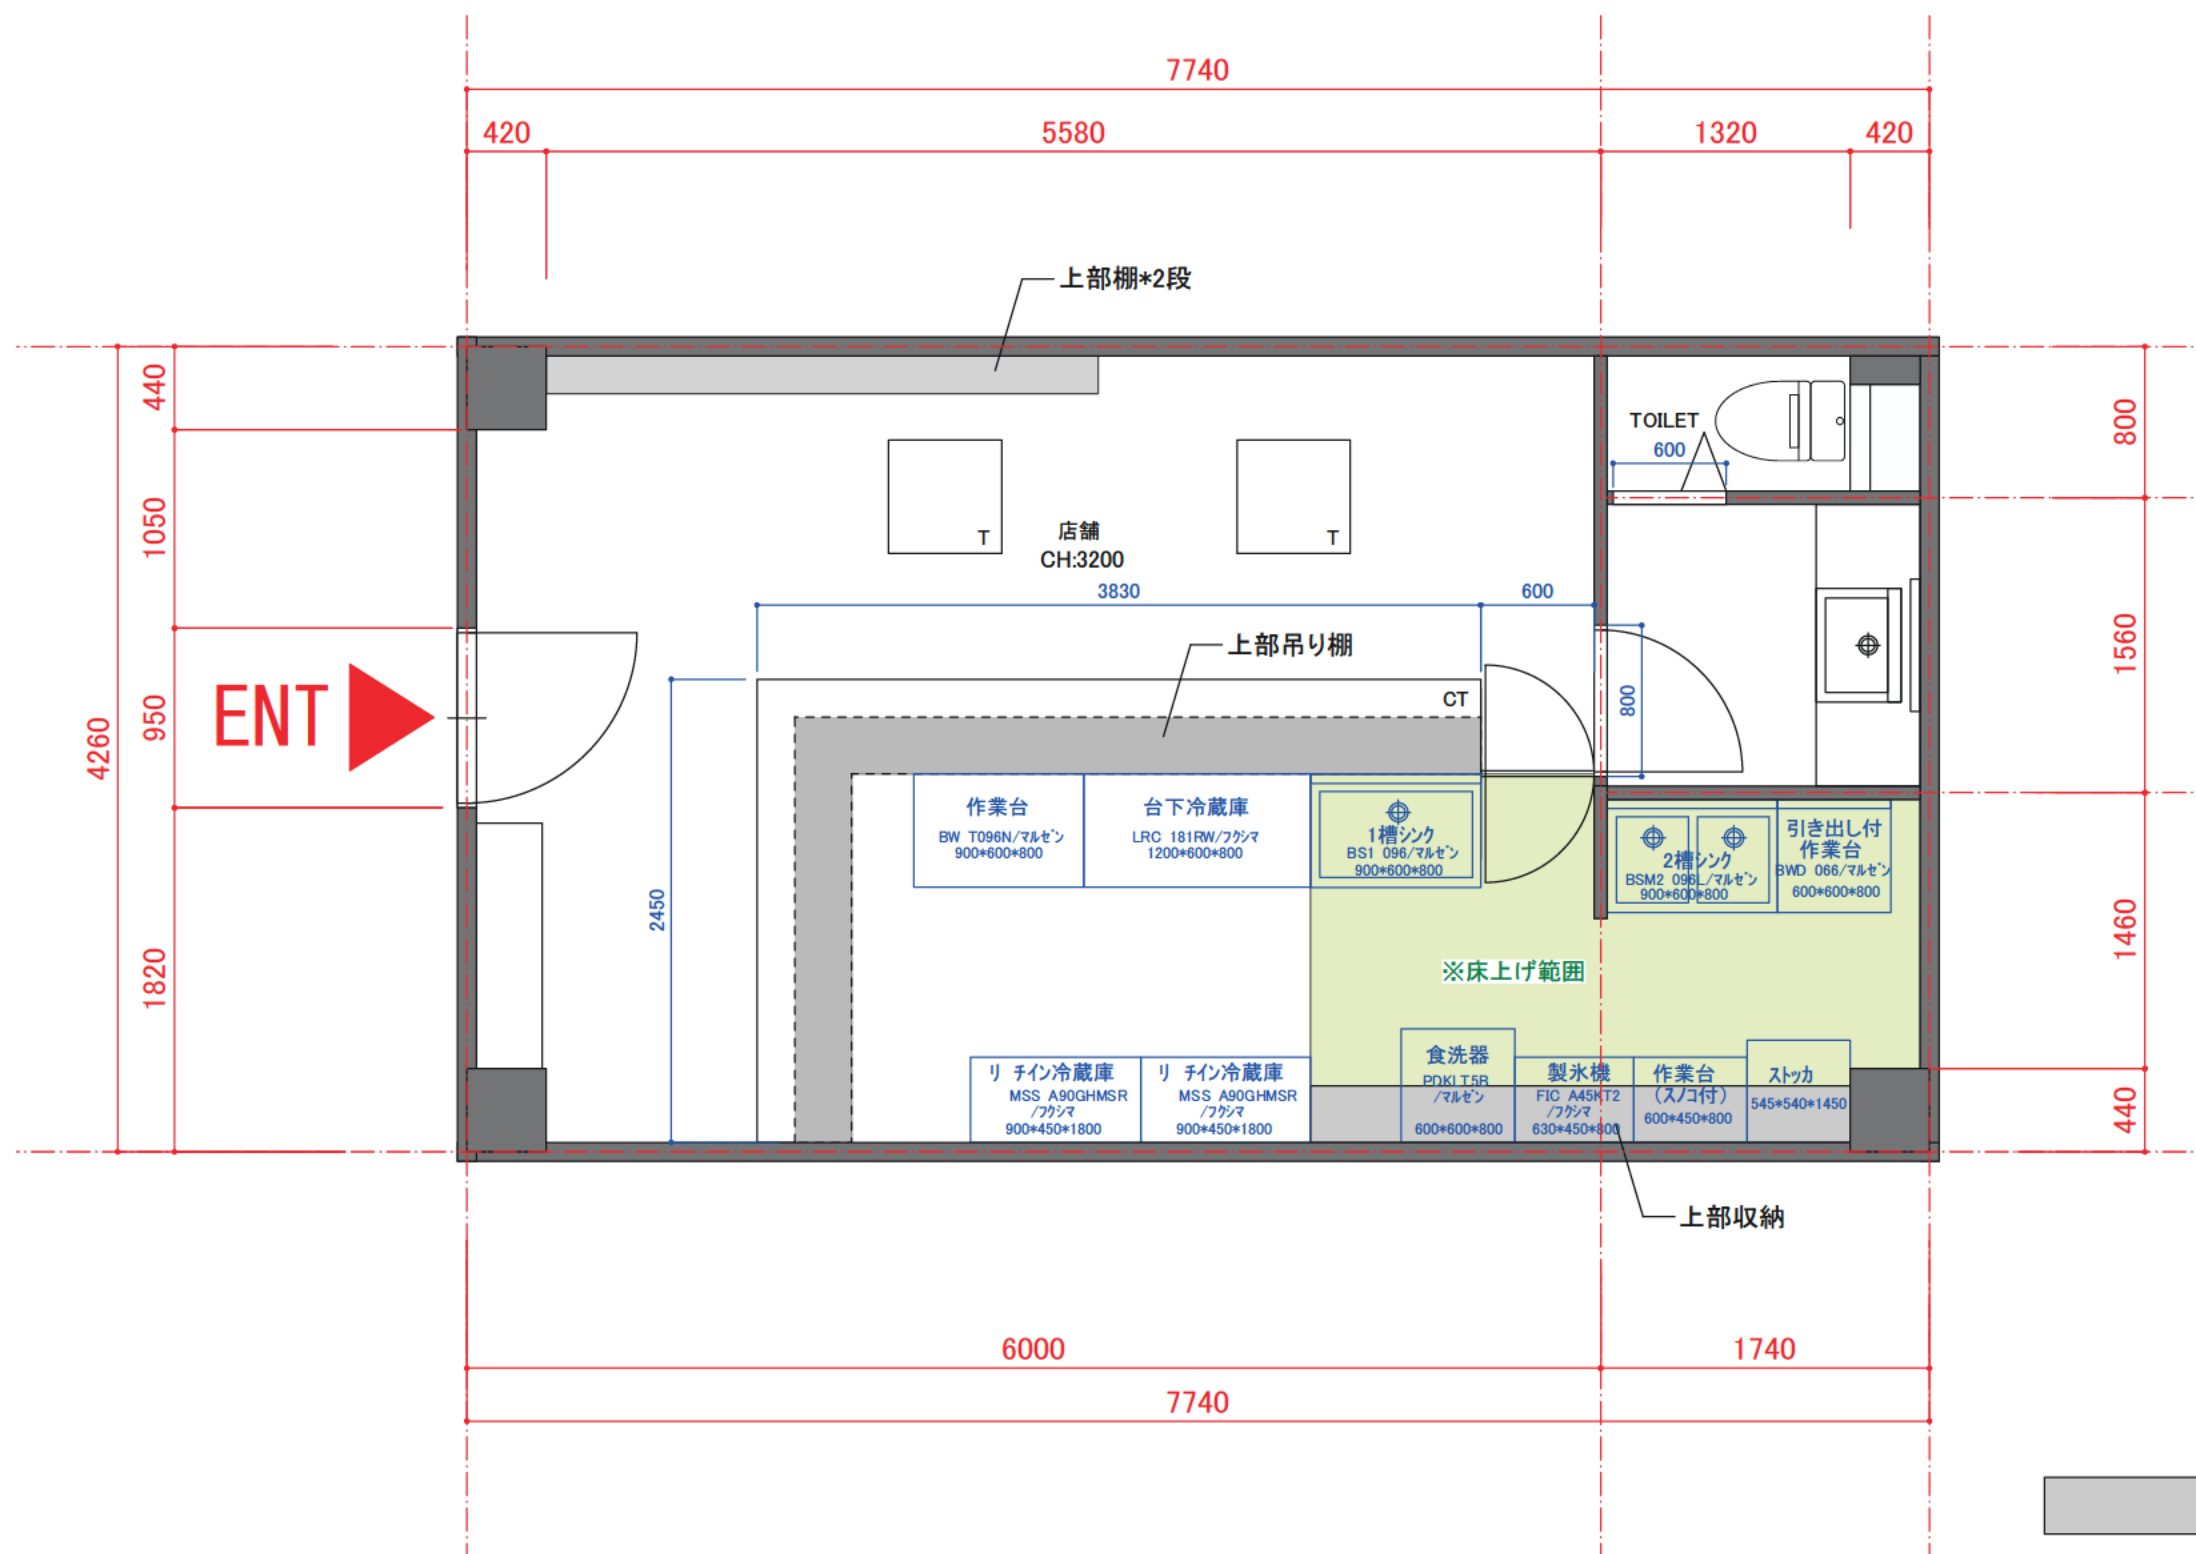

SCALE 1/40 (A3) TITLE 平面図
新装工事
DRAWN BY CHECKED BY


顧客承認欄
☐ 上記確認の上、承諾しました
令和 年 月 日

DATE 23/5/25



SUBMIT NUMBER 01 DRAWING NUMBER A01


101号室
Bar

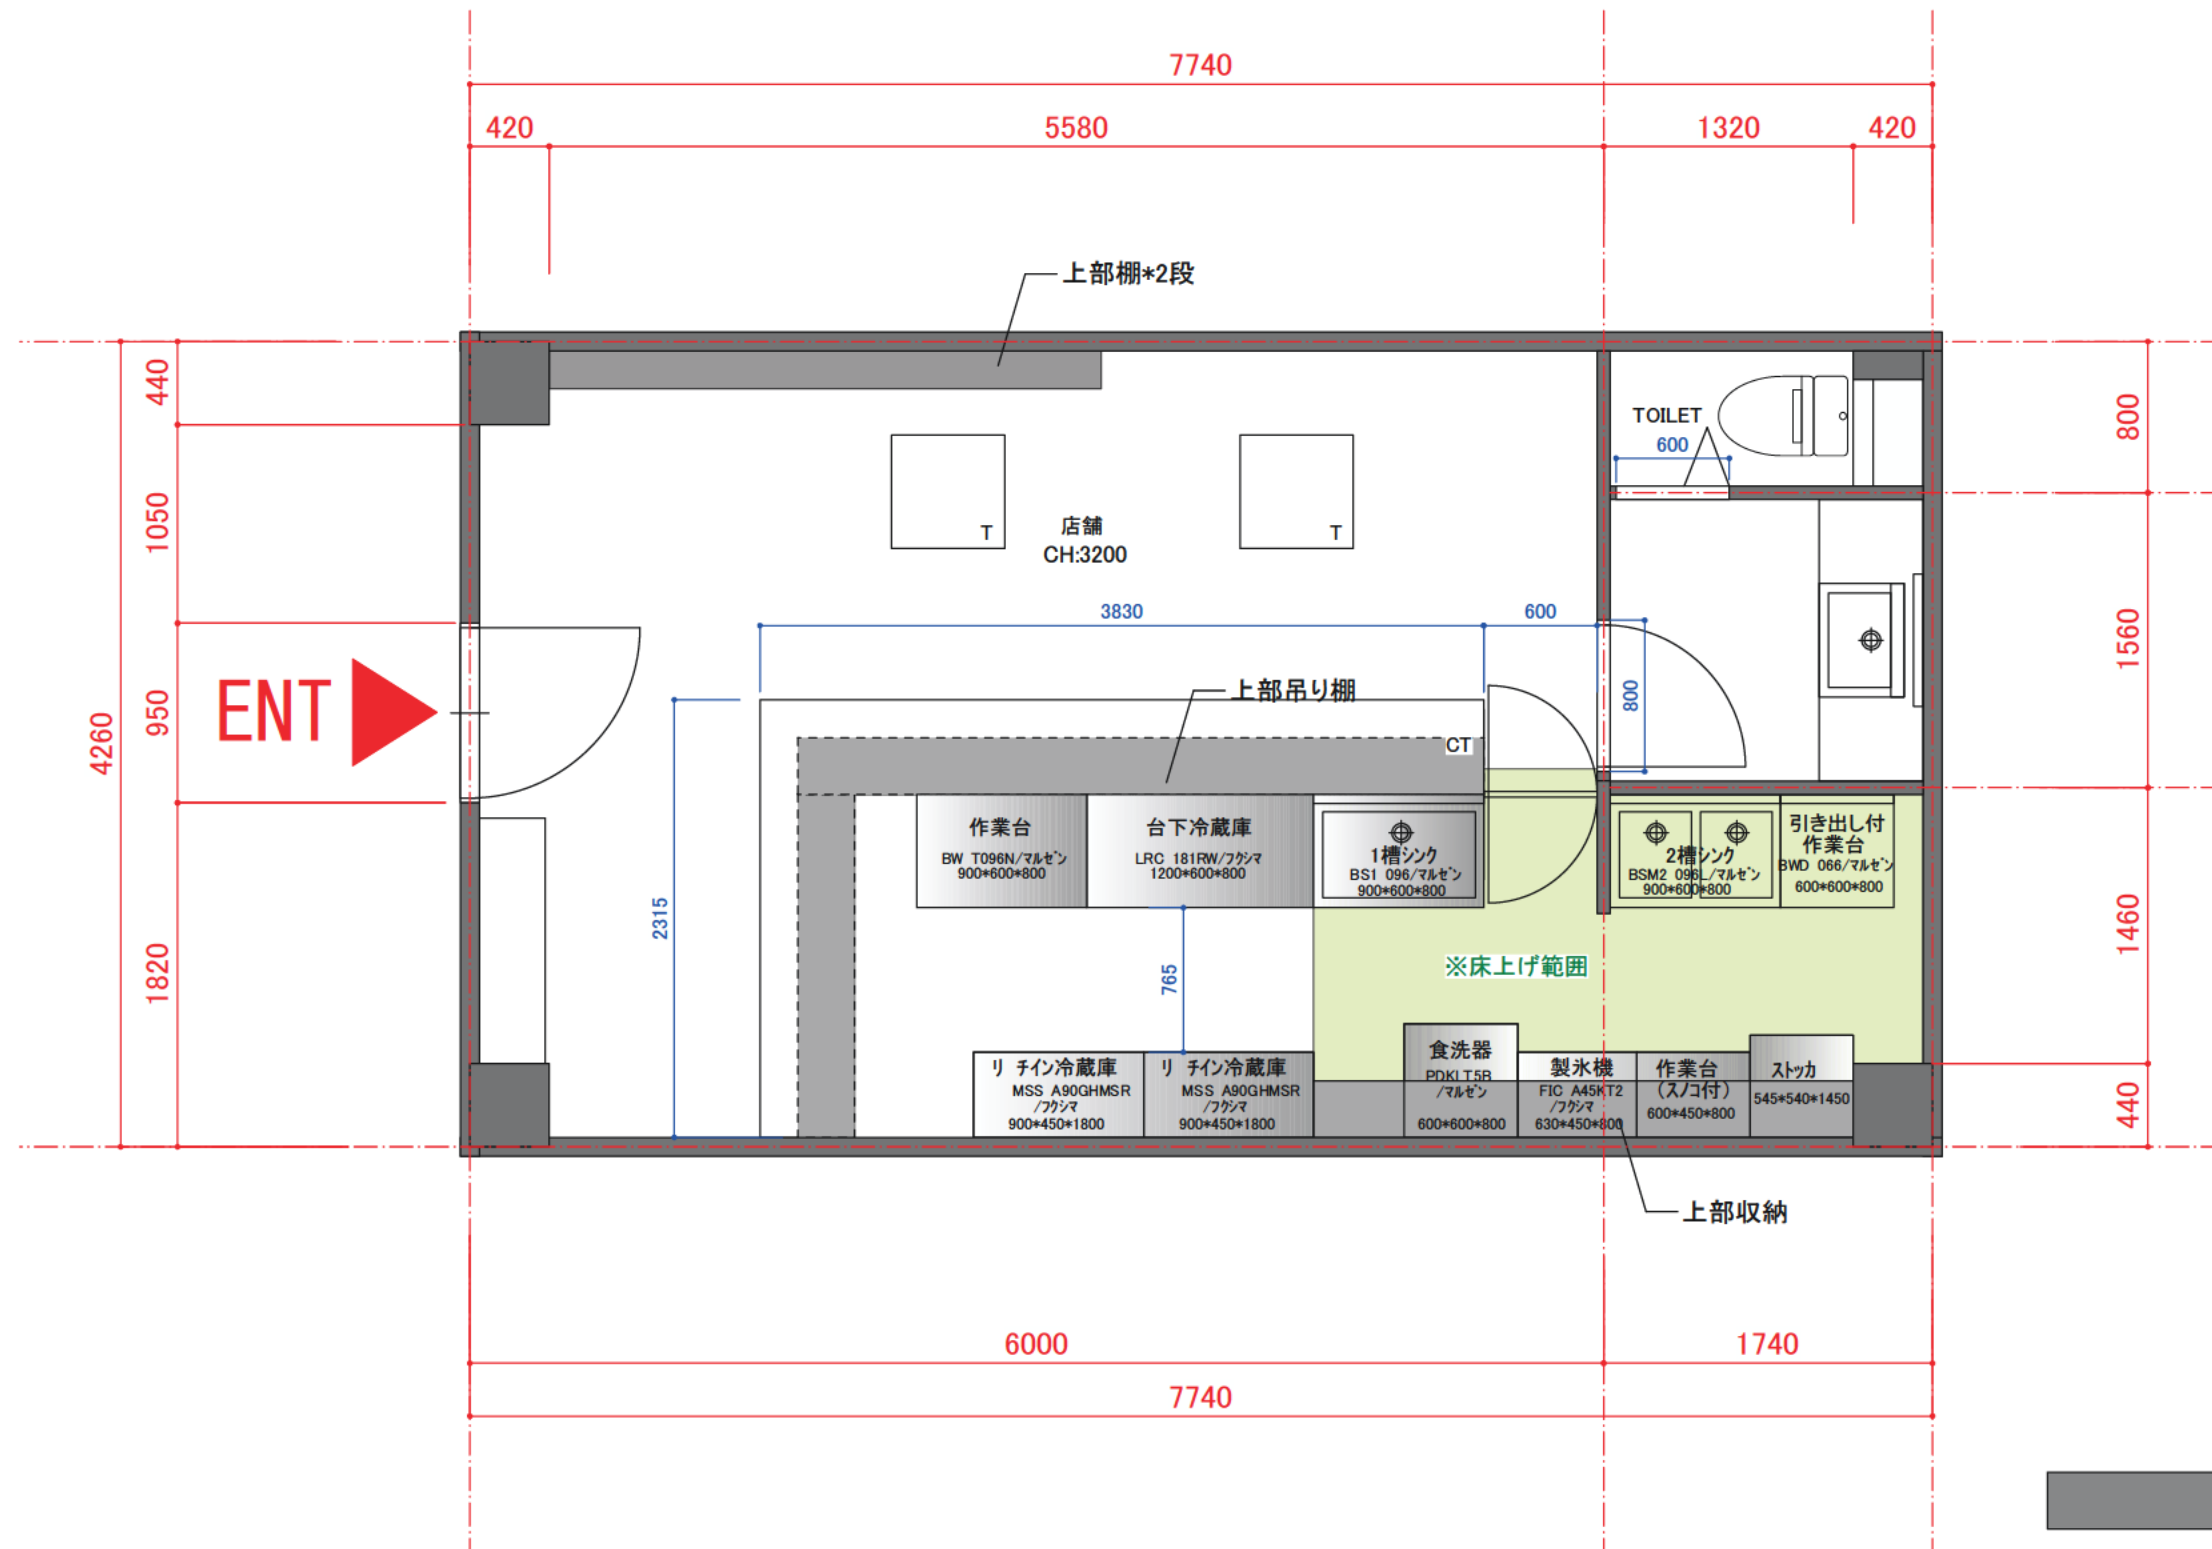

部分は壁面及び上部取付

- 211コンセント
- エアコンスイッチ
- テーブライトスイッチ
- 調光スイッチ
- スイッチ
- 4口コンセント

102号室
酒飯店

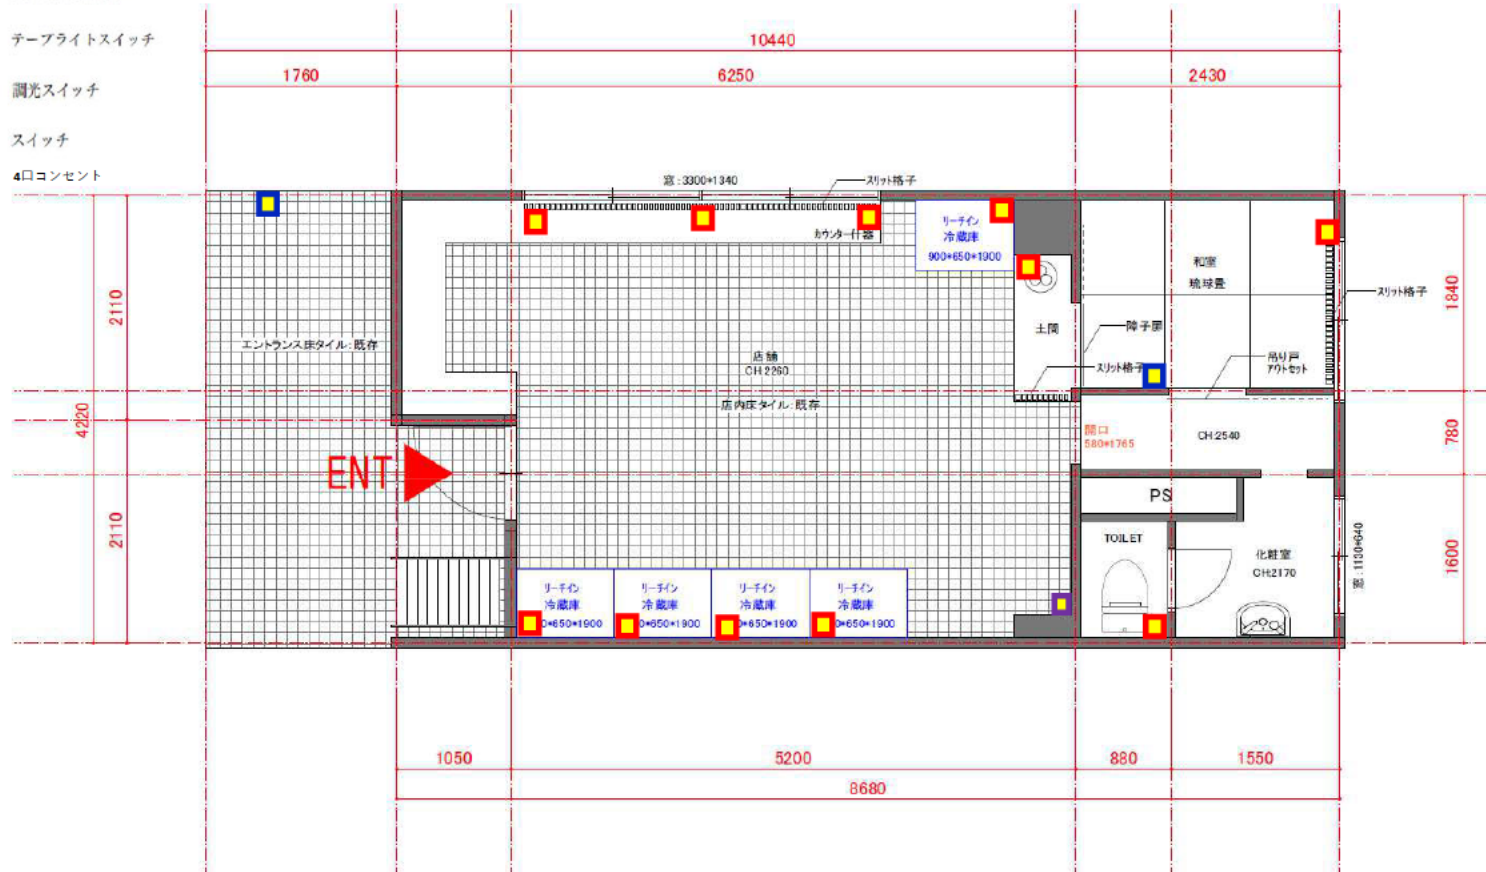

-  21日コンセント
-  エアコンスイッチ
-  テーブライトスイッチ
-  調光スイッチ
-  スイッチ



Ⓔ


23/5/25

01

A01

102号室
酒販店

- 図例
- ダウンライト 黒 2700K 100φ
 - スポットライト 黒 2700K
 - レール
 - スポットライト 黒 3500K

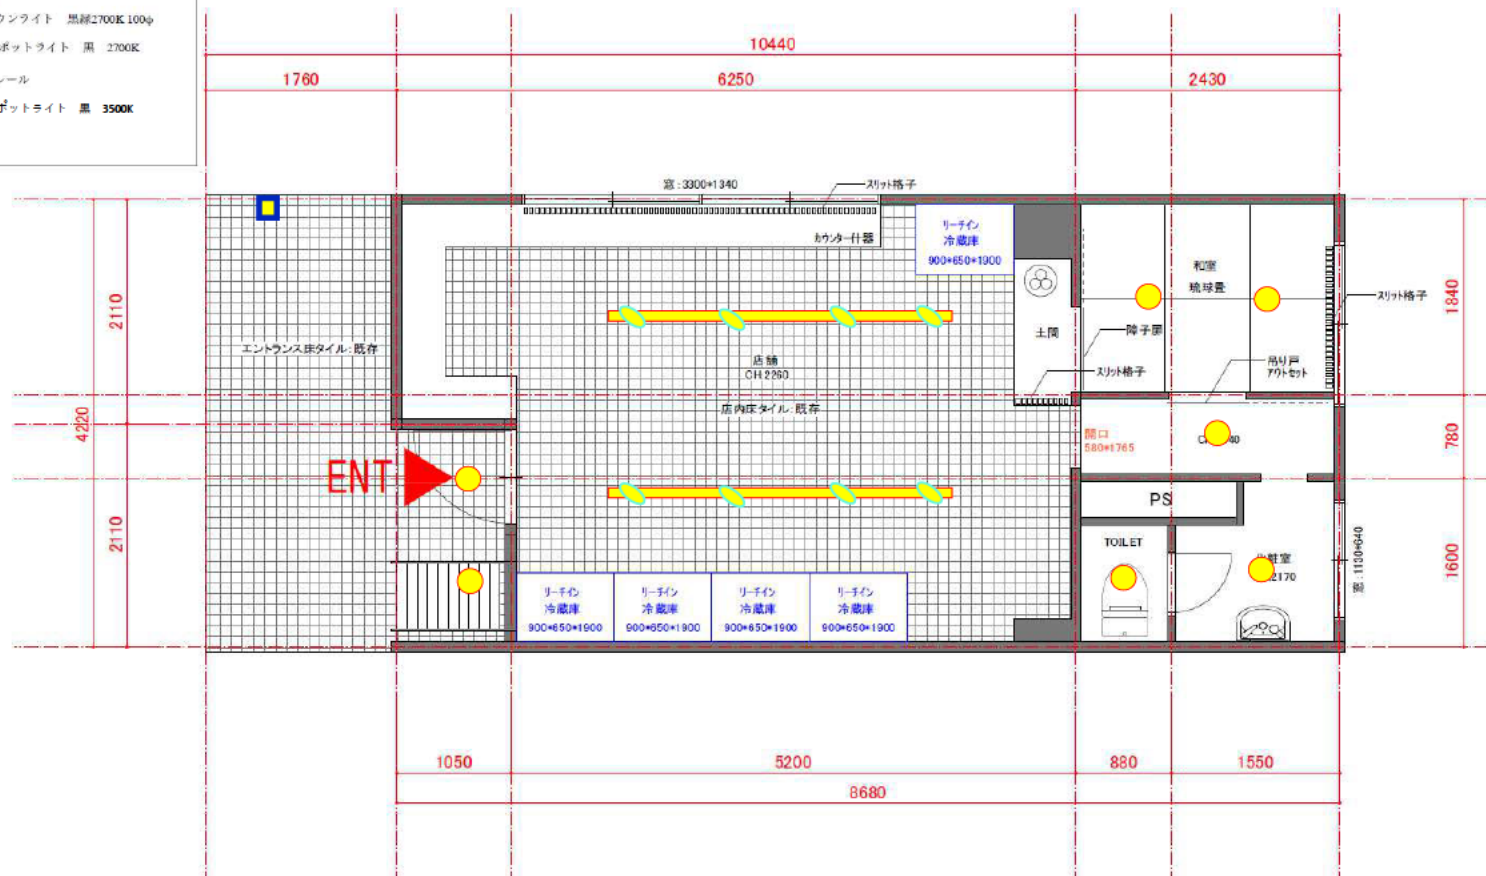


新築工事 1/40 (A3) 平面図

署名承認
□ 上記確認の上、承諾しました
令和 年 月 日

23/5/16
01 A01

- 照明図
- ダウンライト 黒縁2700K100φ
 - スポットライト 黒 2700K
 - レール
 - ペンダントライト

101号室
Bar

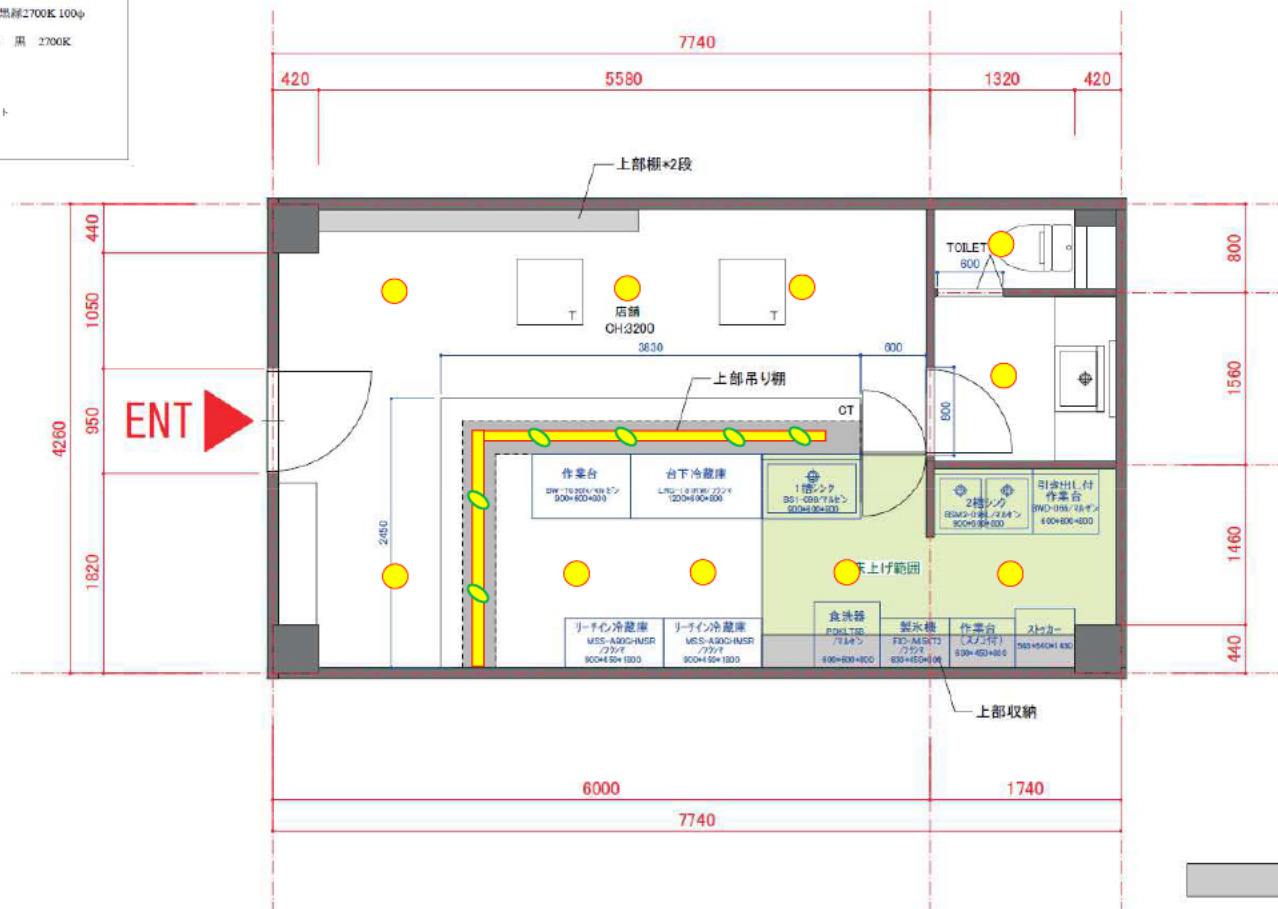

新装工事 1/40 (A3) 平面図

顧客承認
☐ 上記確認の上、承諾しました
令和 年 月 日



DATE 23/5/25
DRAWN BY 01
CHECKED BY
SHIPPED NUMBER A01