



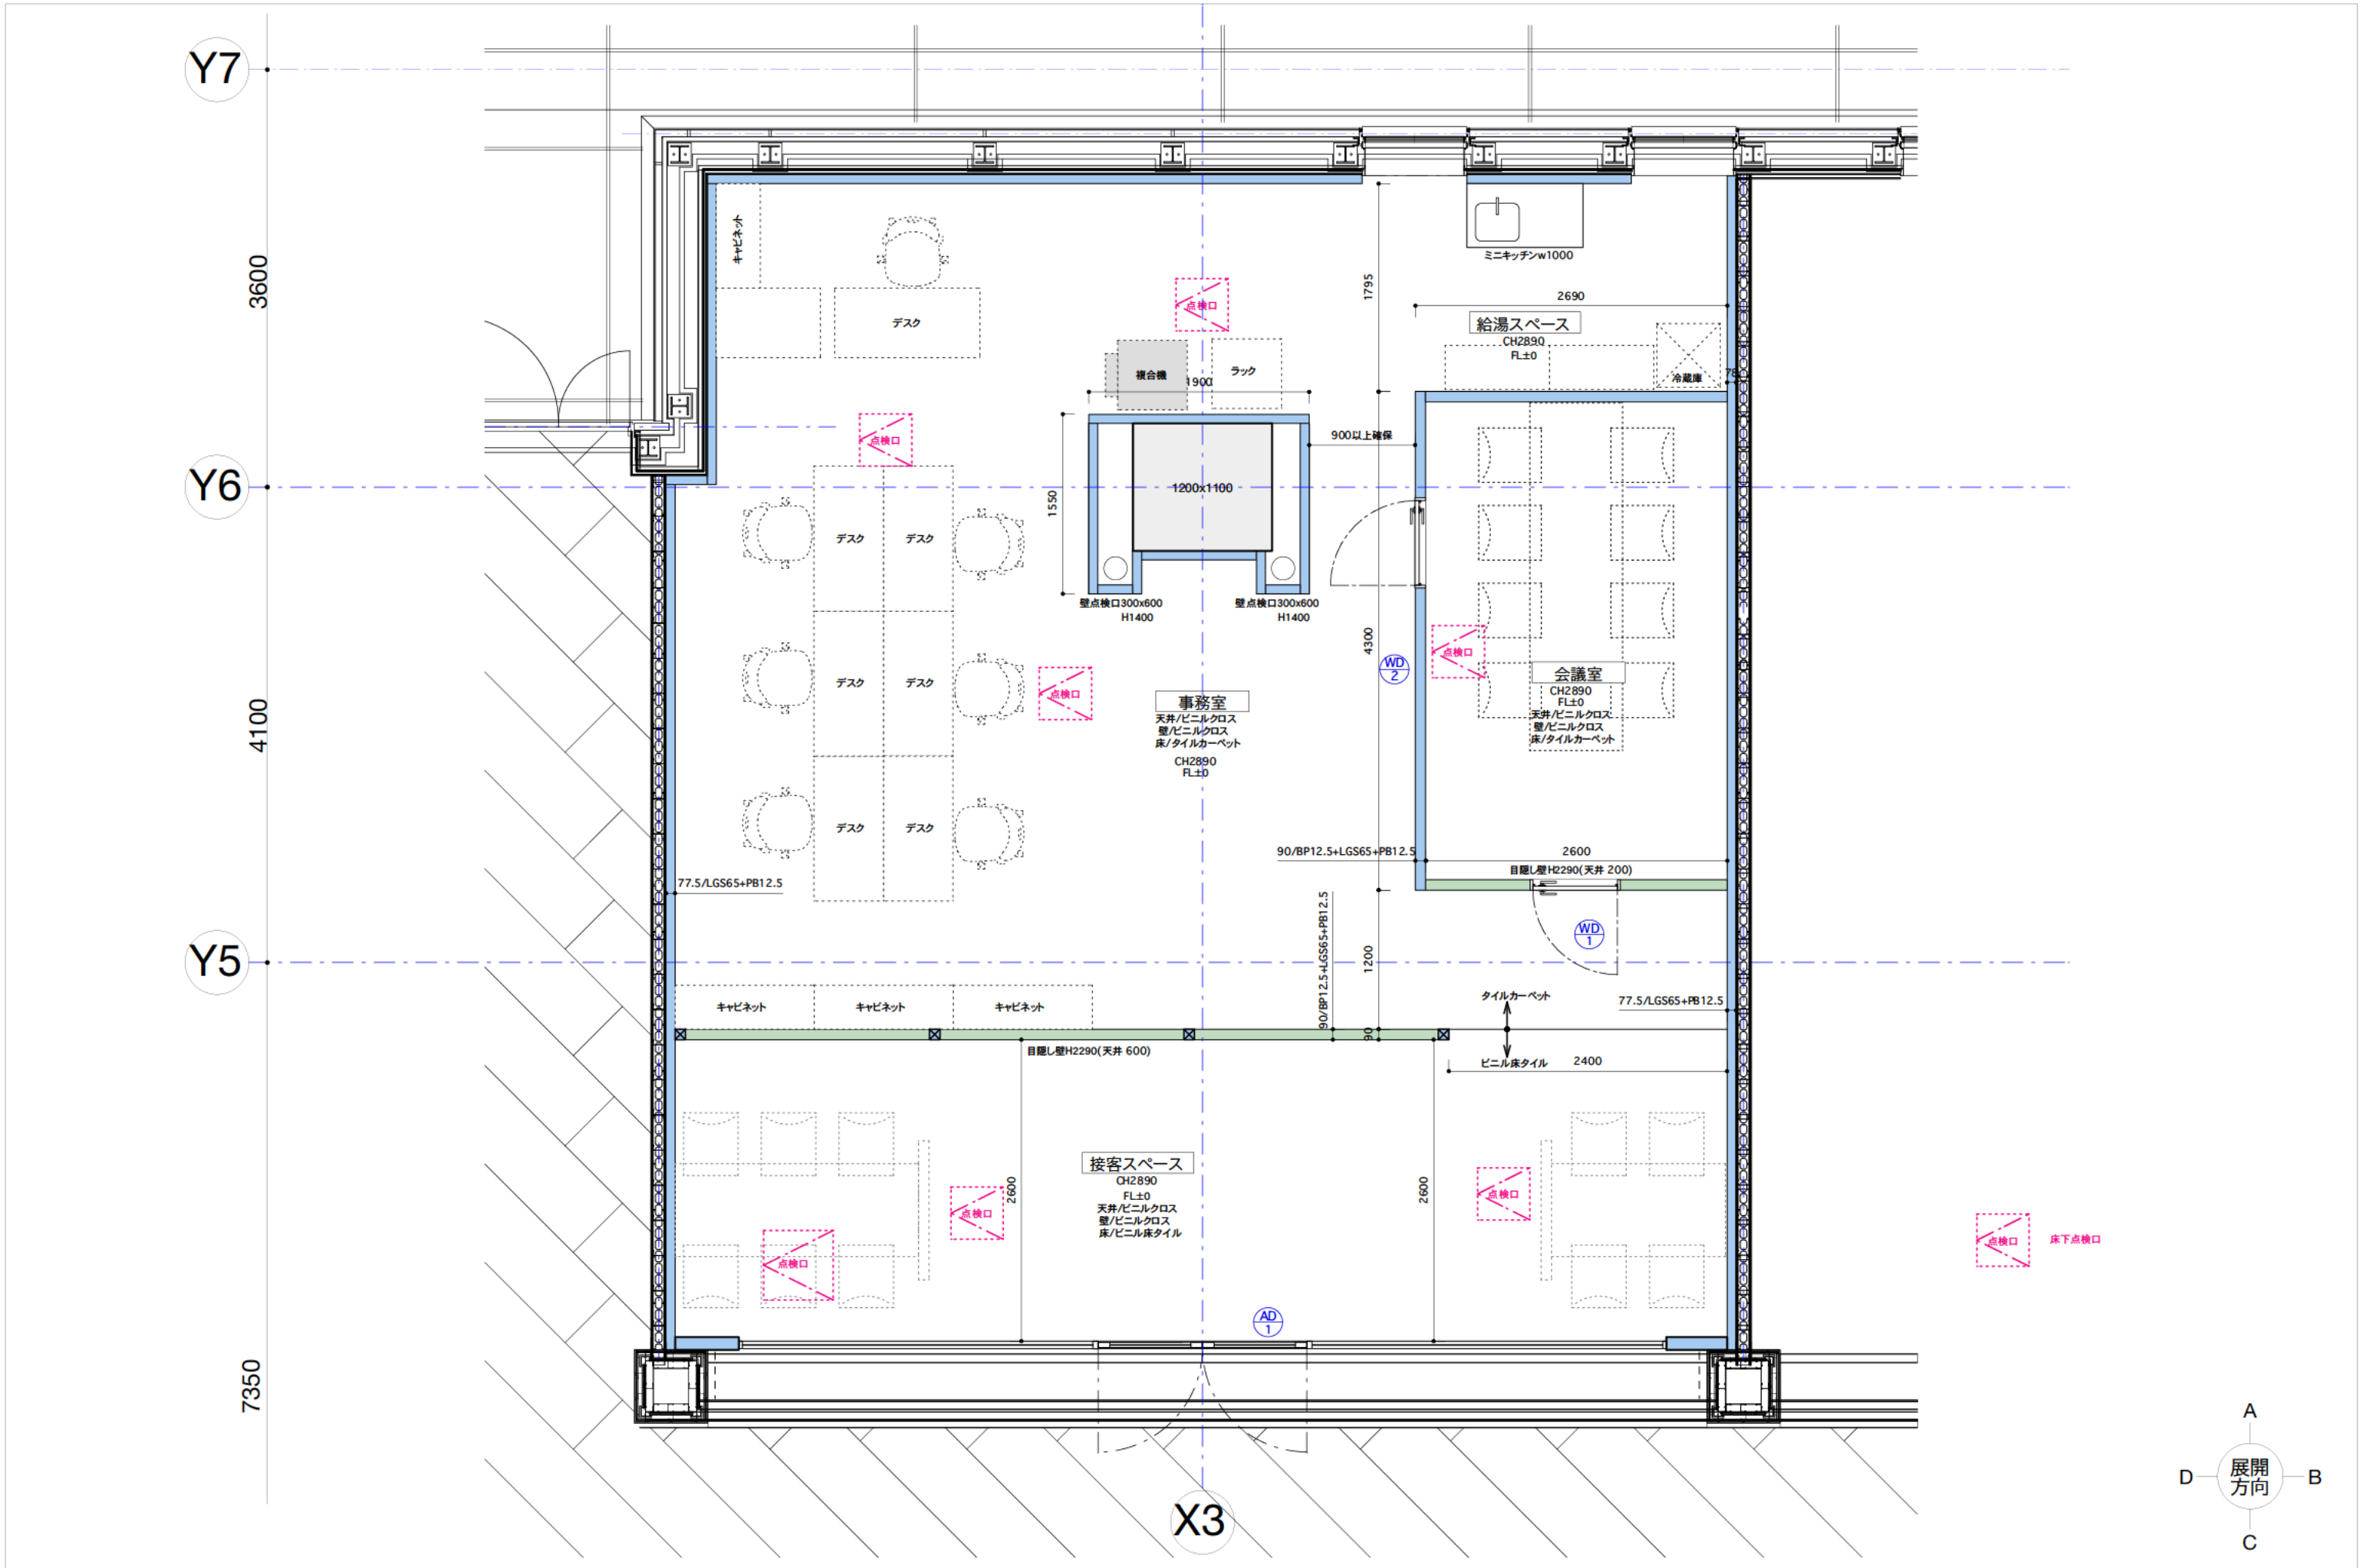


記録					工事名		日付	2025.1.27	図面No.
					図面名	平面図	縮尺	A3_1/50	

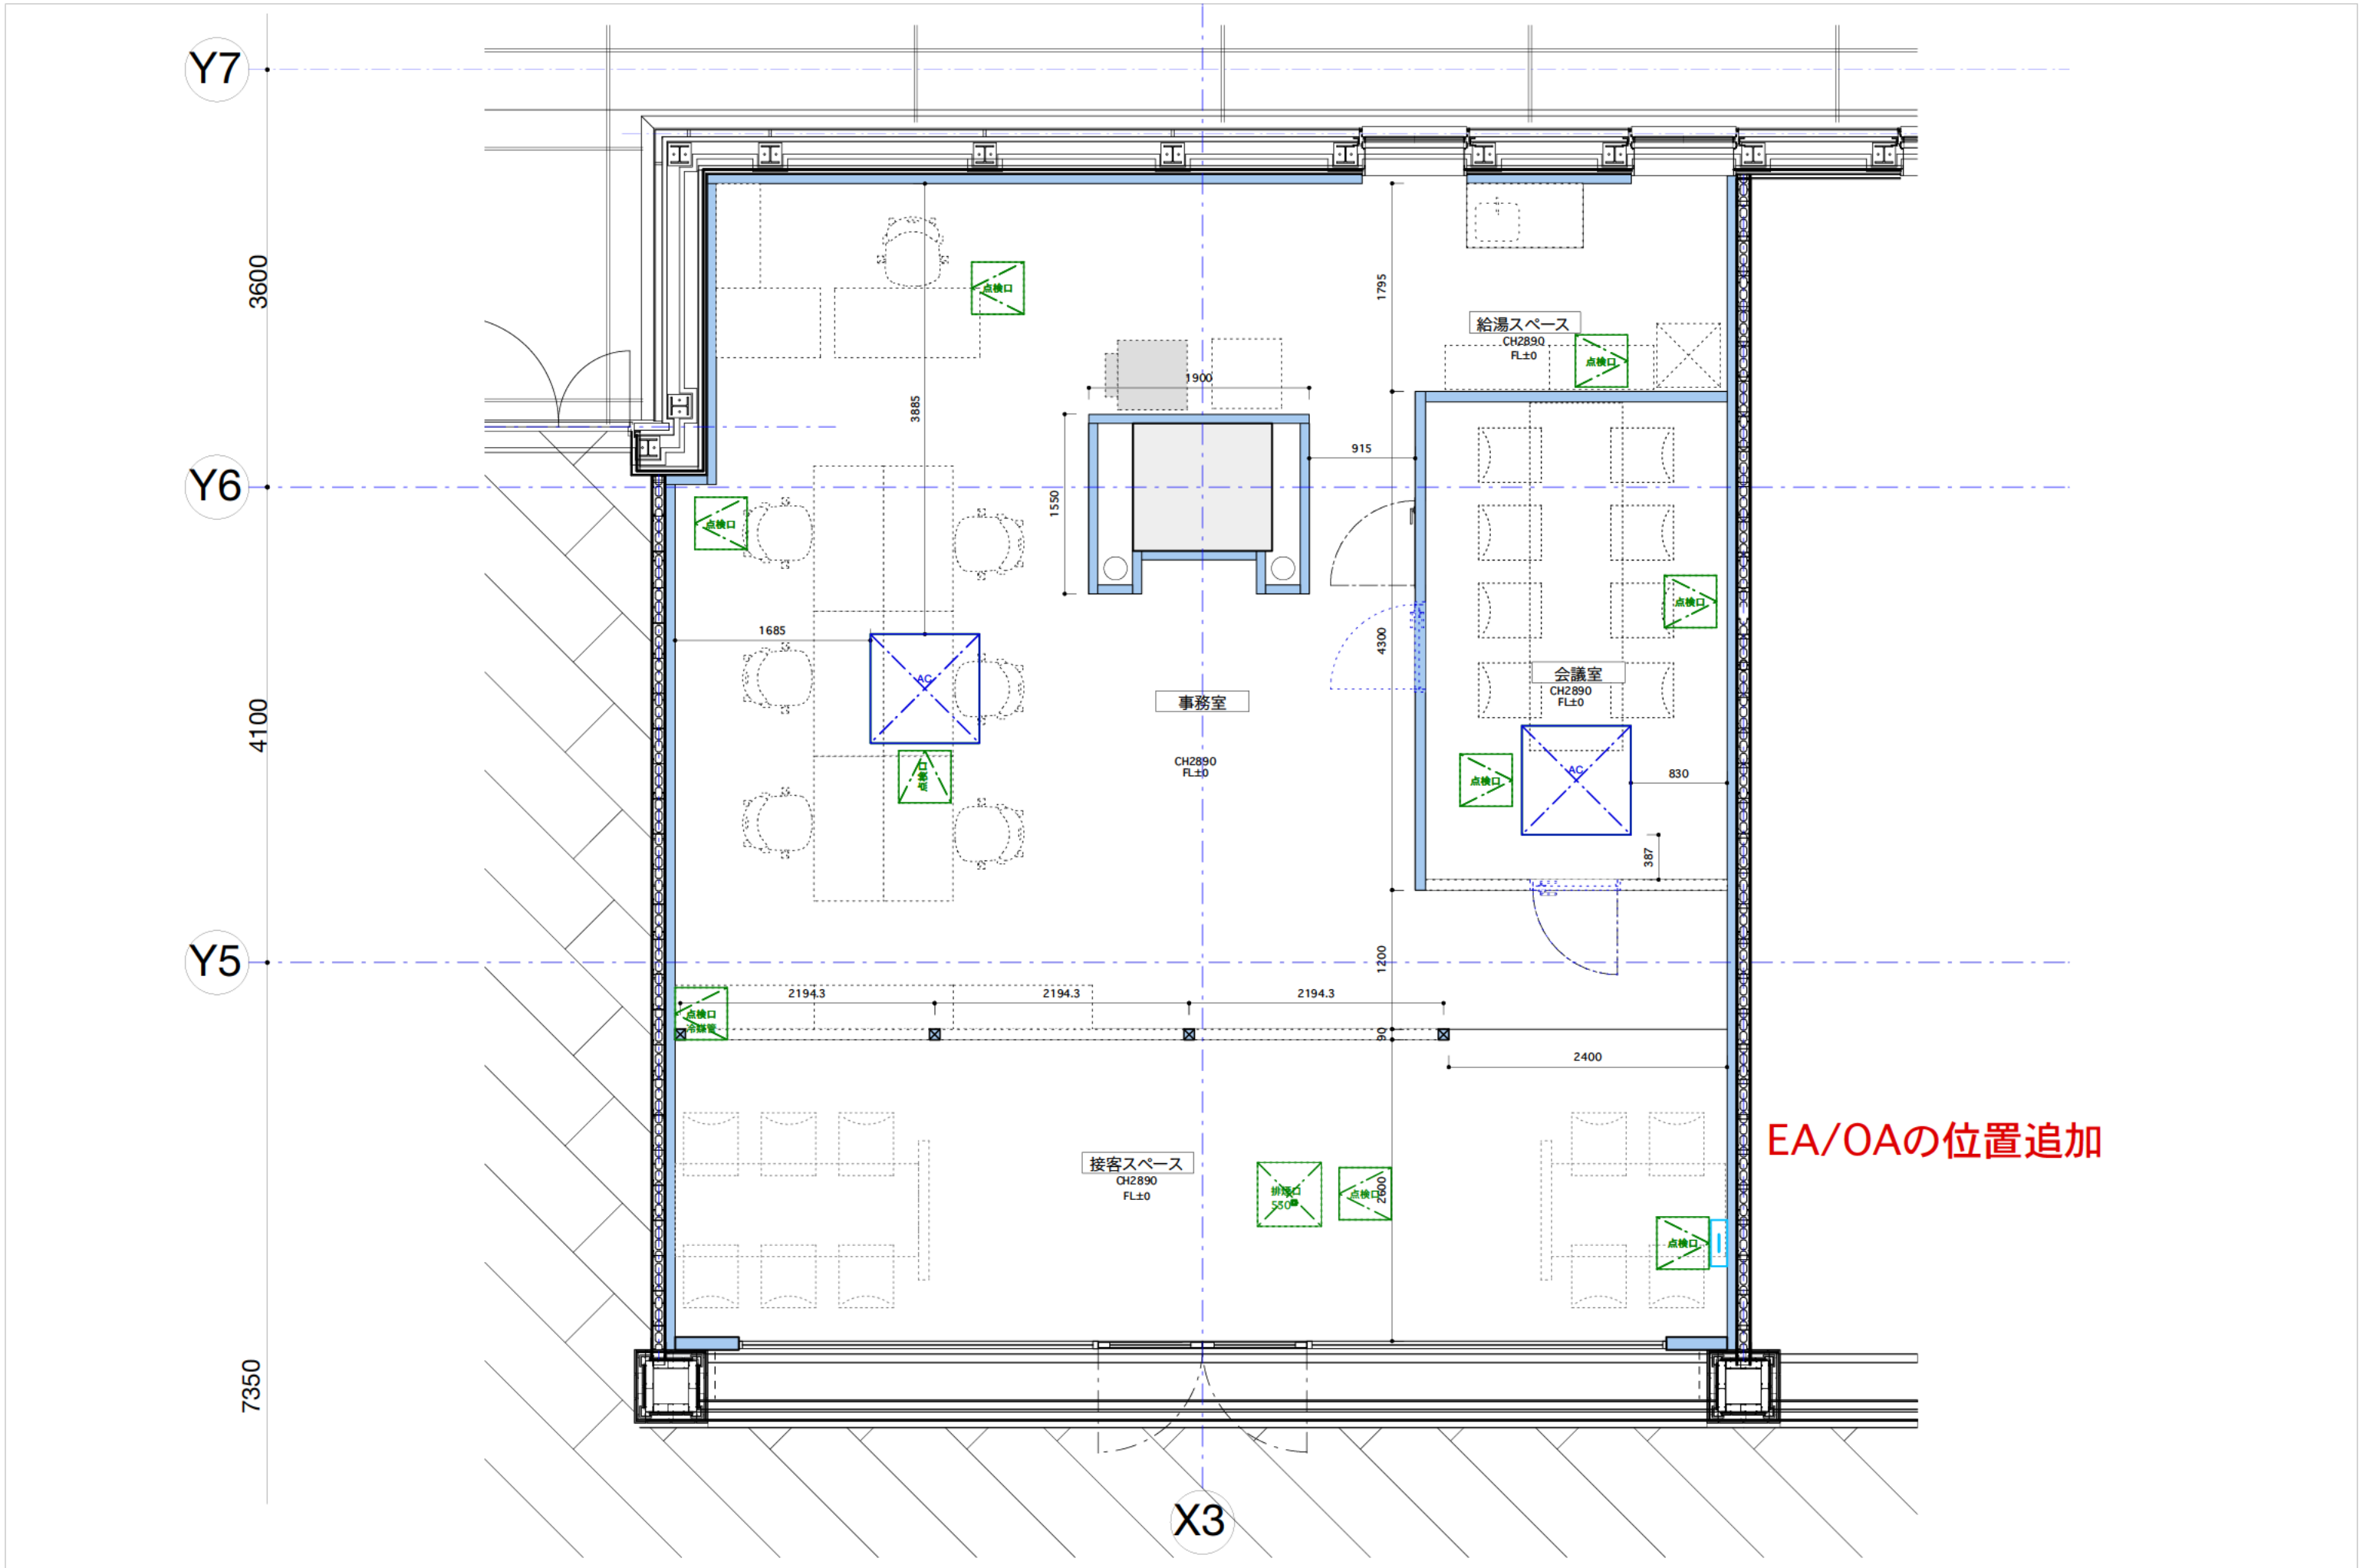


EA/OAの位置追加


記録		工事名		日付	2025.1.27	図面No.
		図面名	天井伏図	縮尺	A3_1/50	

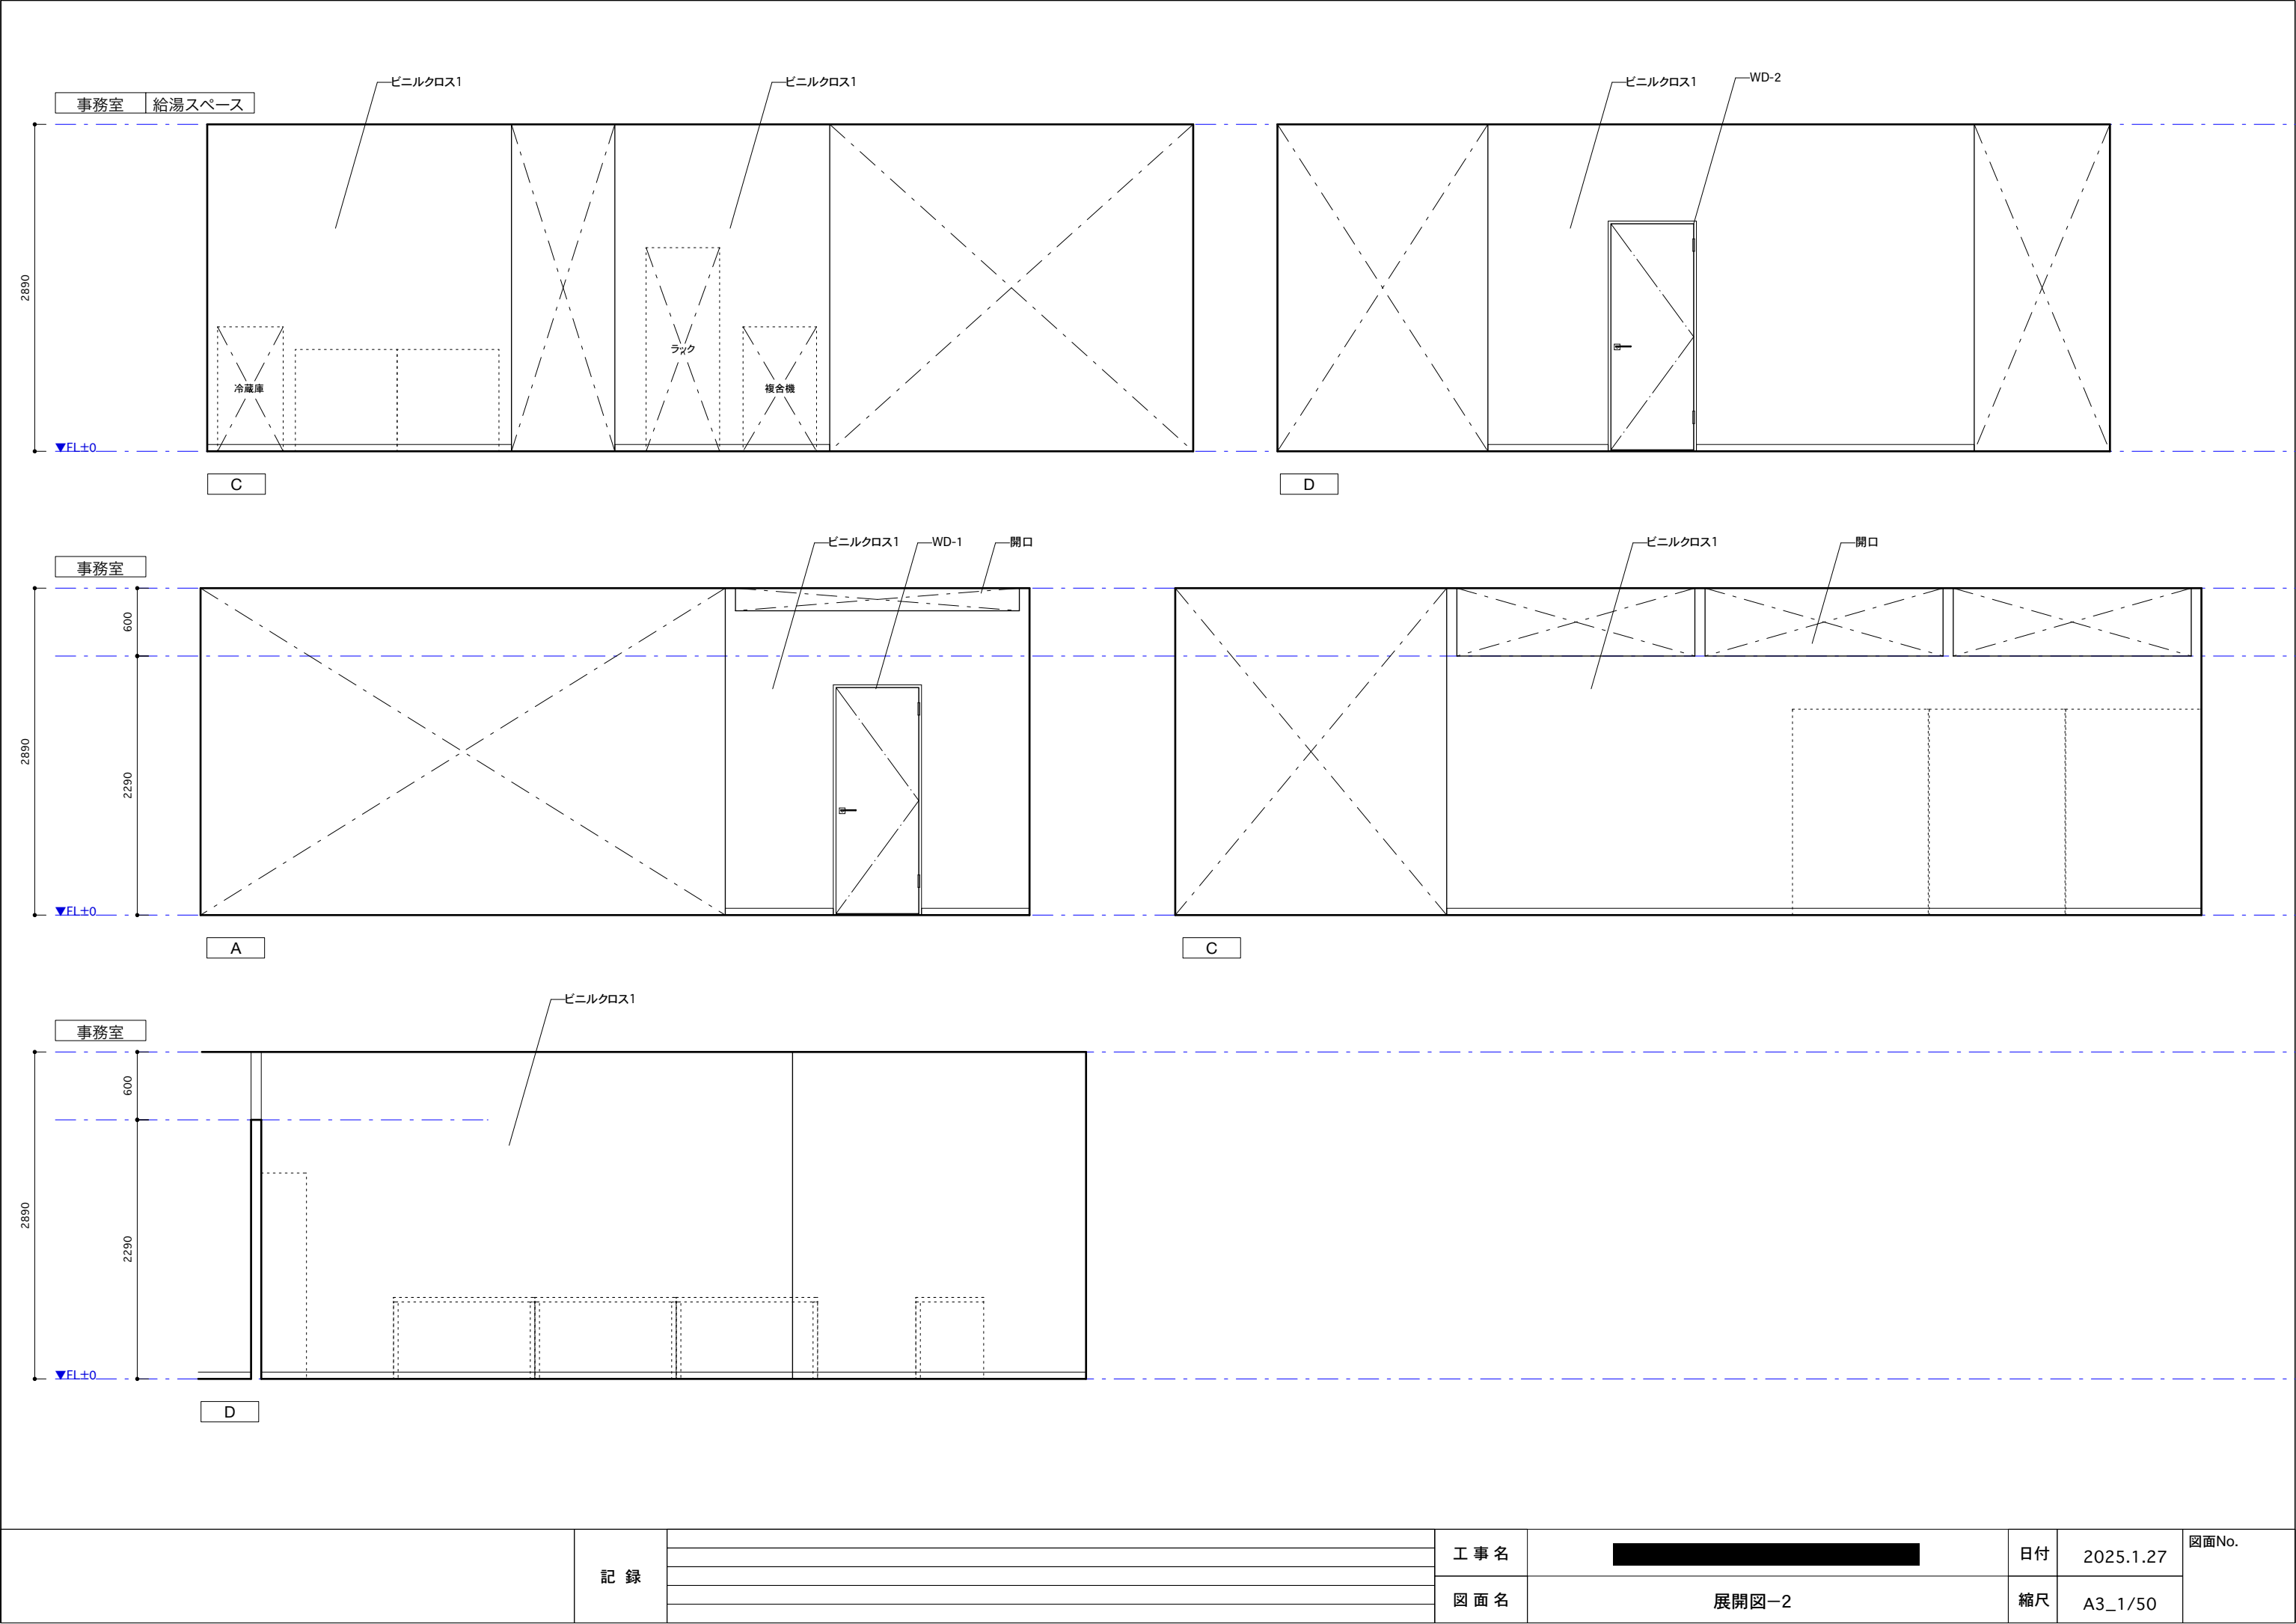

	記 録		工 事 名	[REDACTED]	日付	2025.1.27	図面No.
			図 面 名	展開図-2	縮尺	A3_1/50	

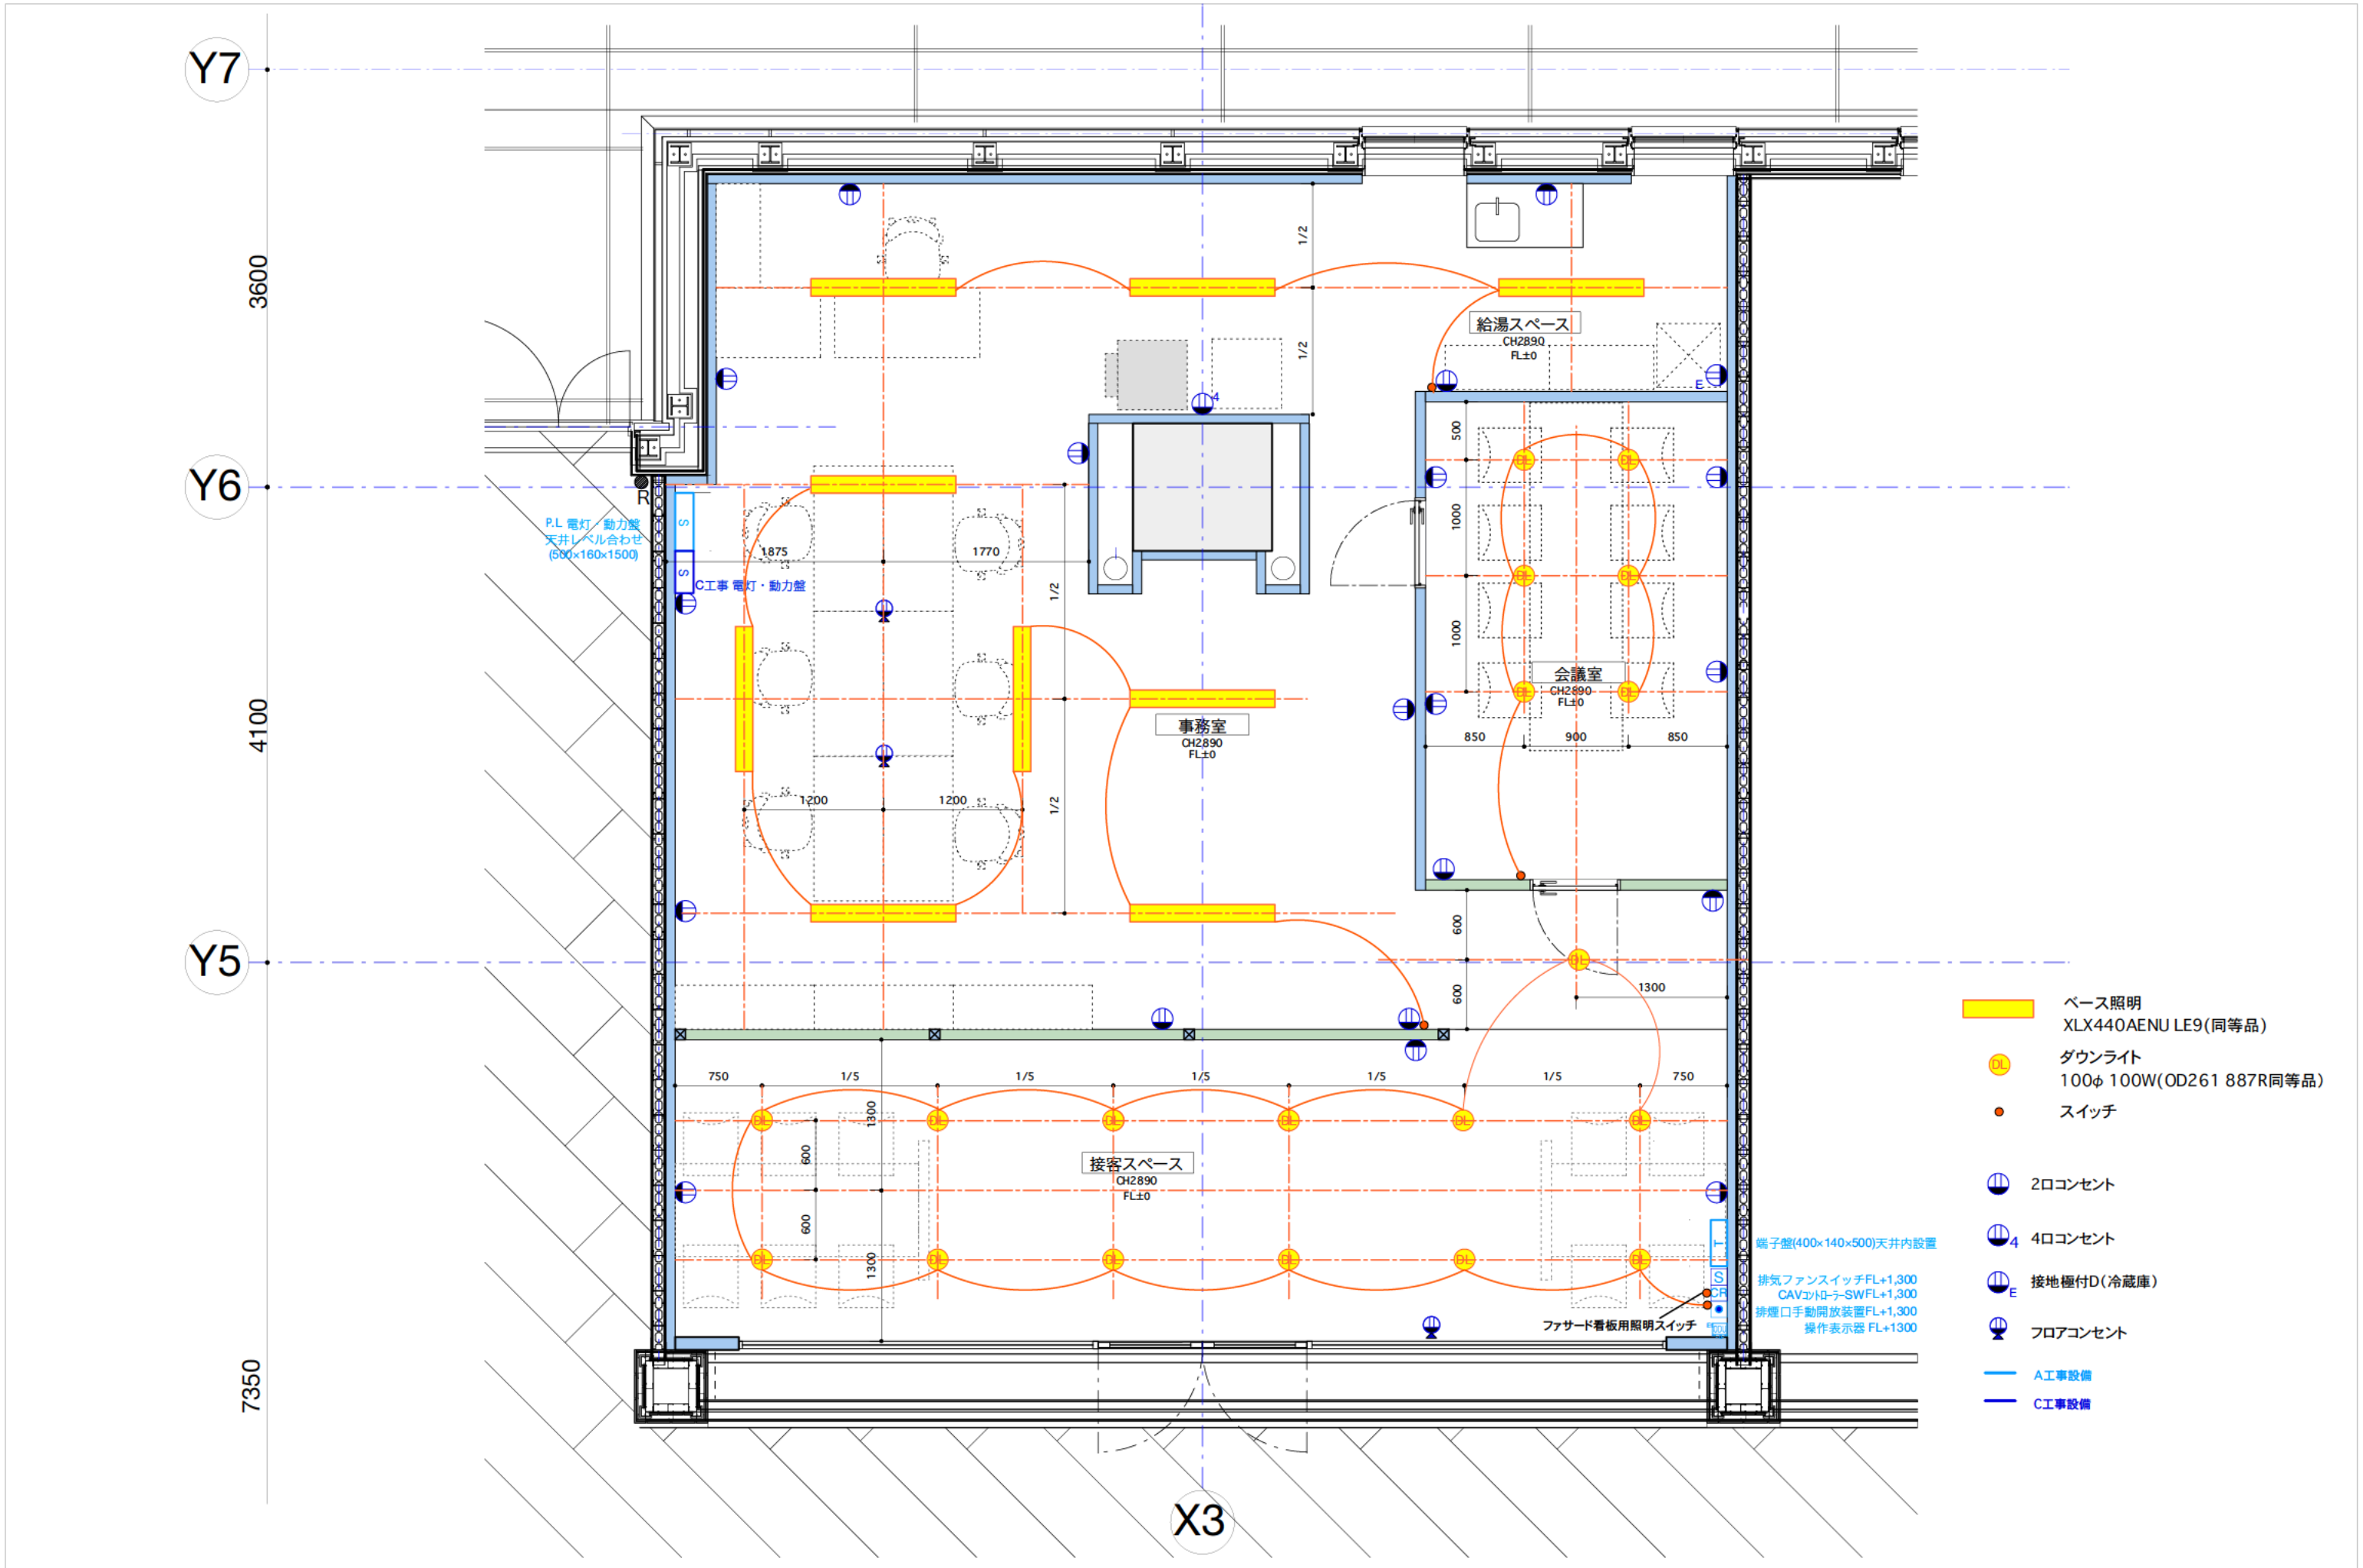


記録		工事名		日付	2025.1.27	図面No.
		図面名	電気設備配置図	縮尺	A3_1/50	

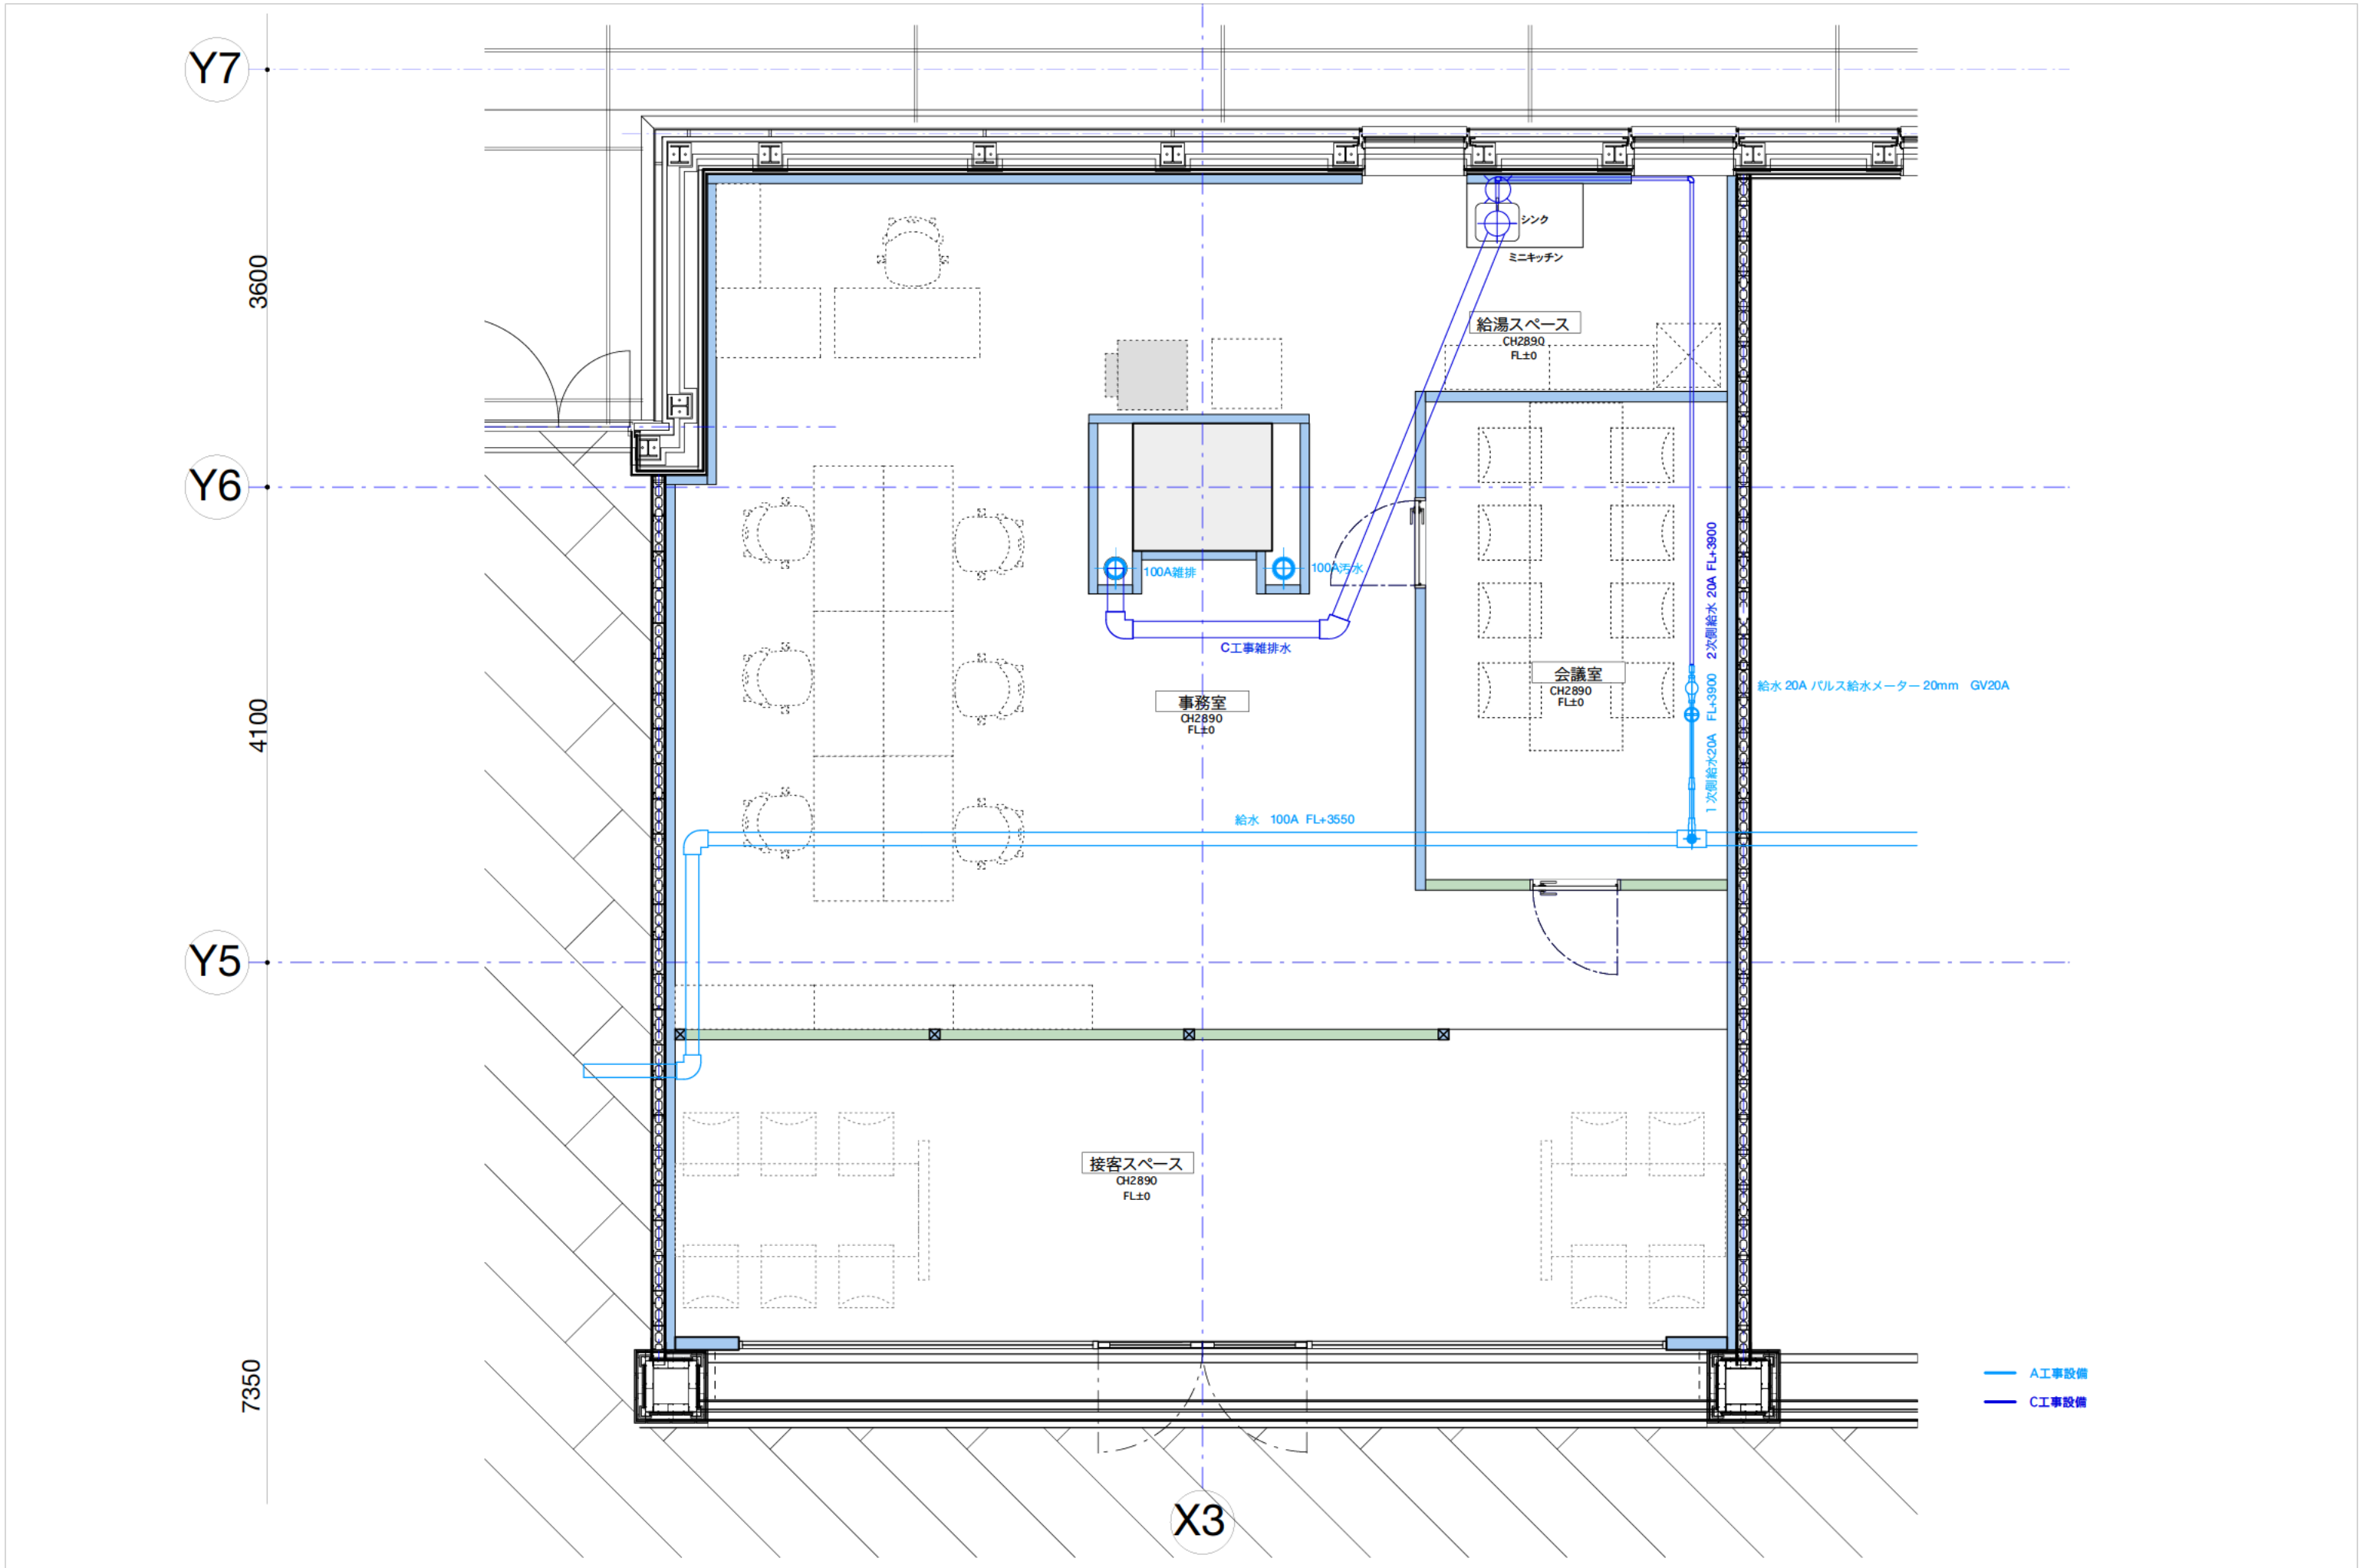

— A工事設備
— C工事設備


記 録		工 事 名		日付	2025.1.27	図面No.
		図 面 名	給排水設備図	縮尺	A3_1/50	

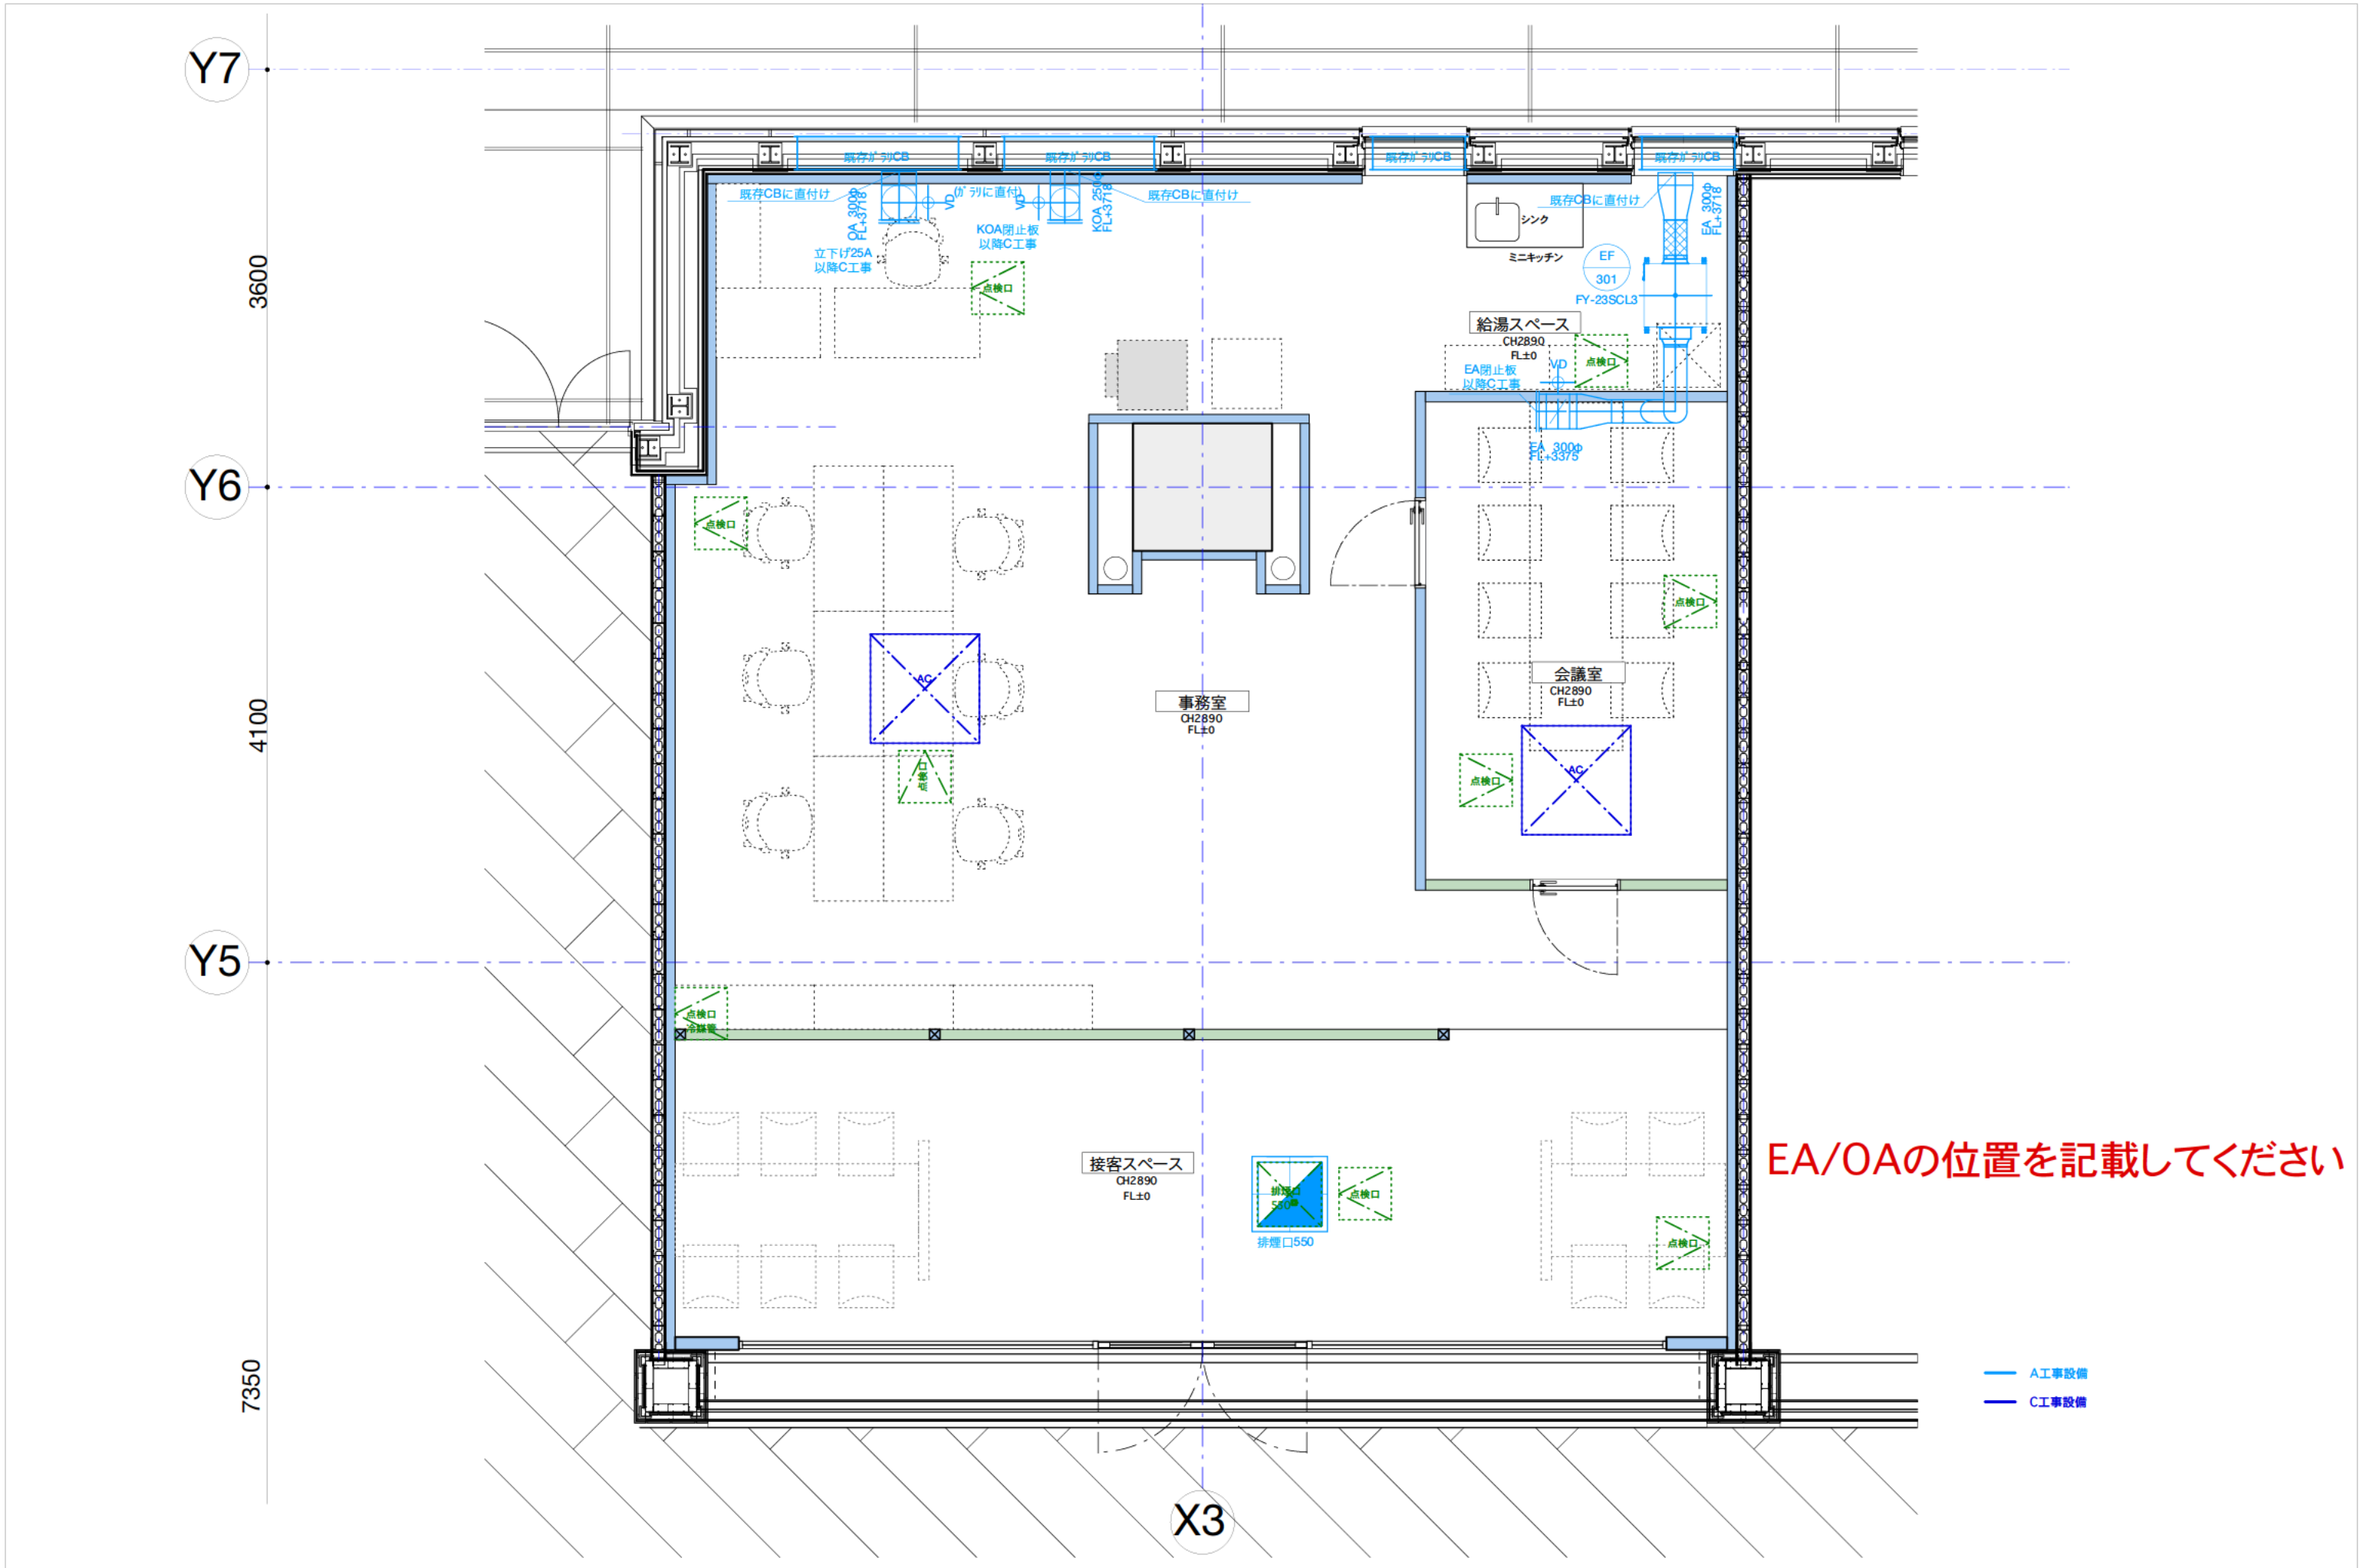

EA/OAの位置を記載してください

A工事設備
C工事設備

記録		工事名		日付	2025.1.27	図面No.
		図面名	空調設備図	縮尺	A3_1/50	

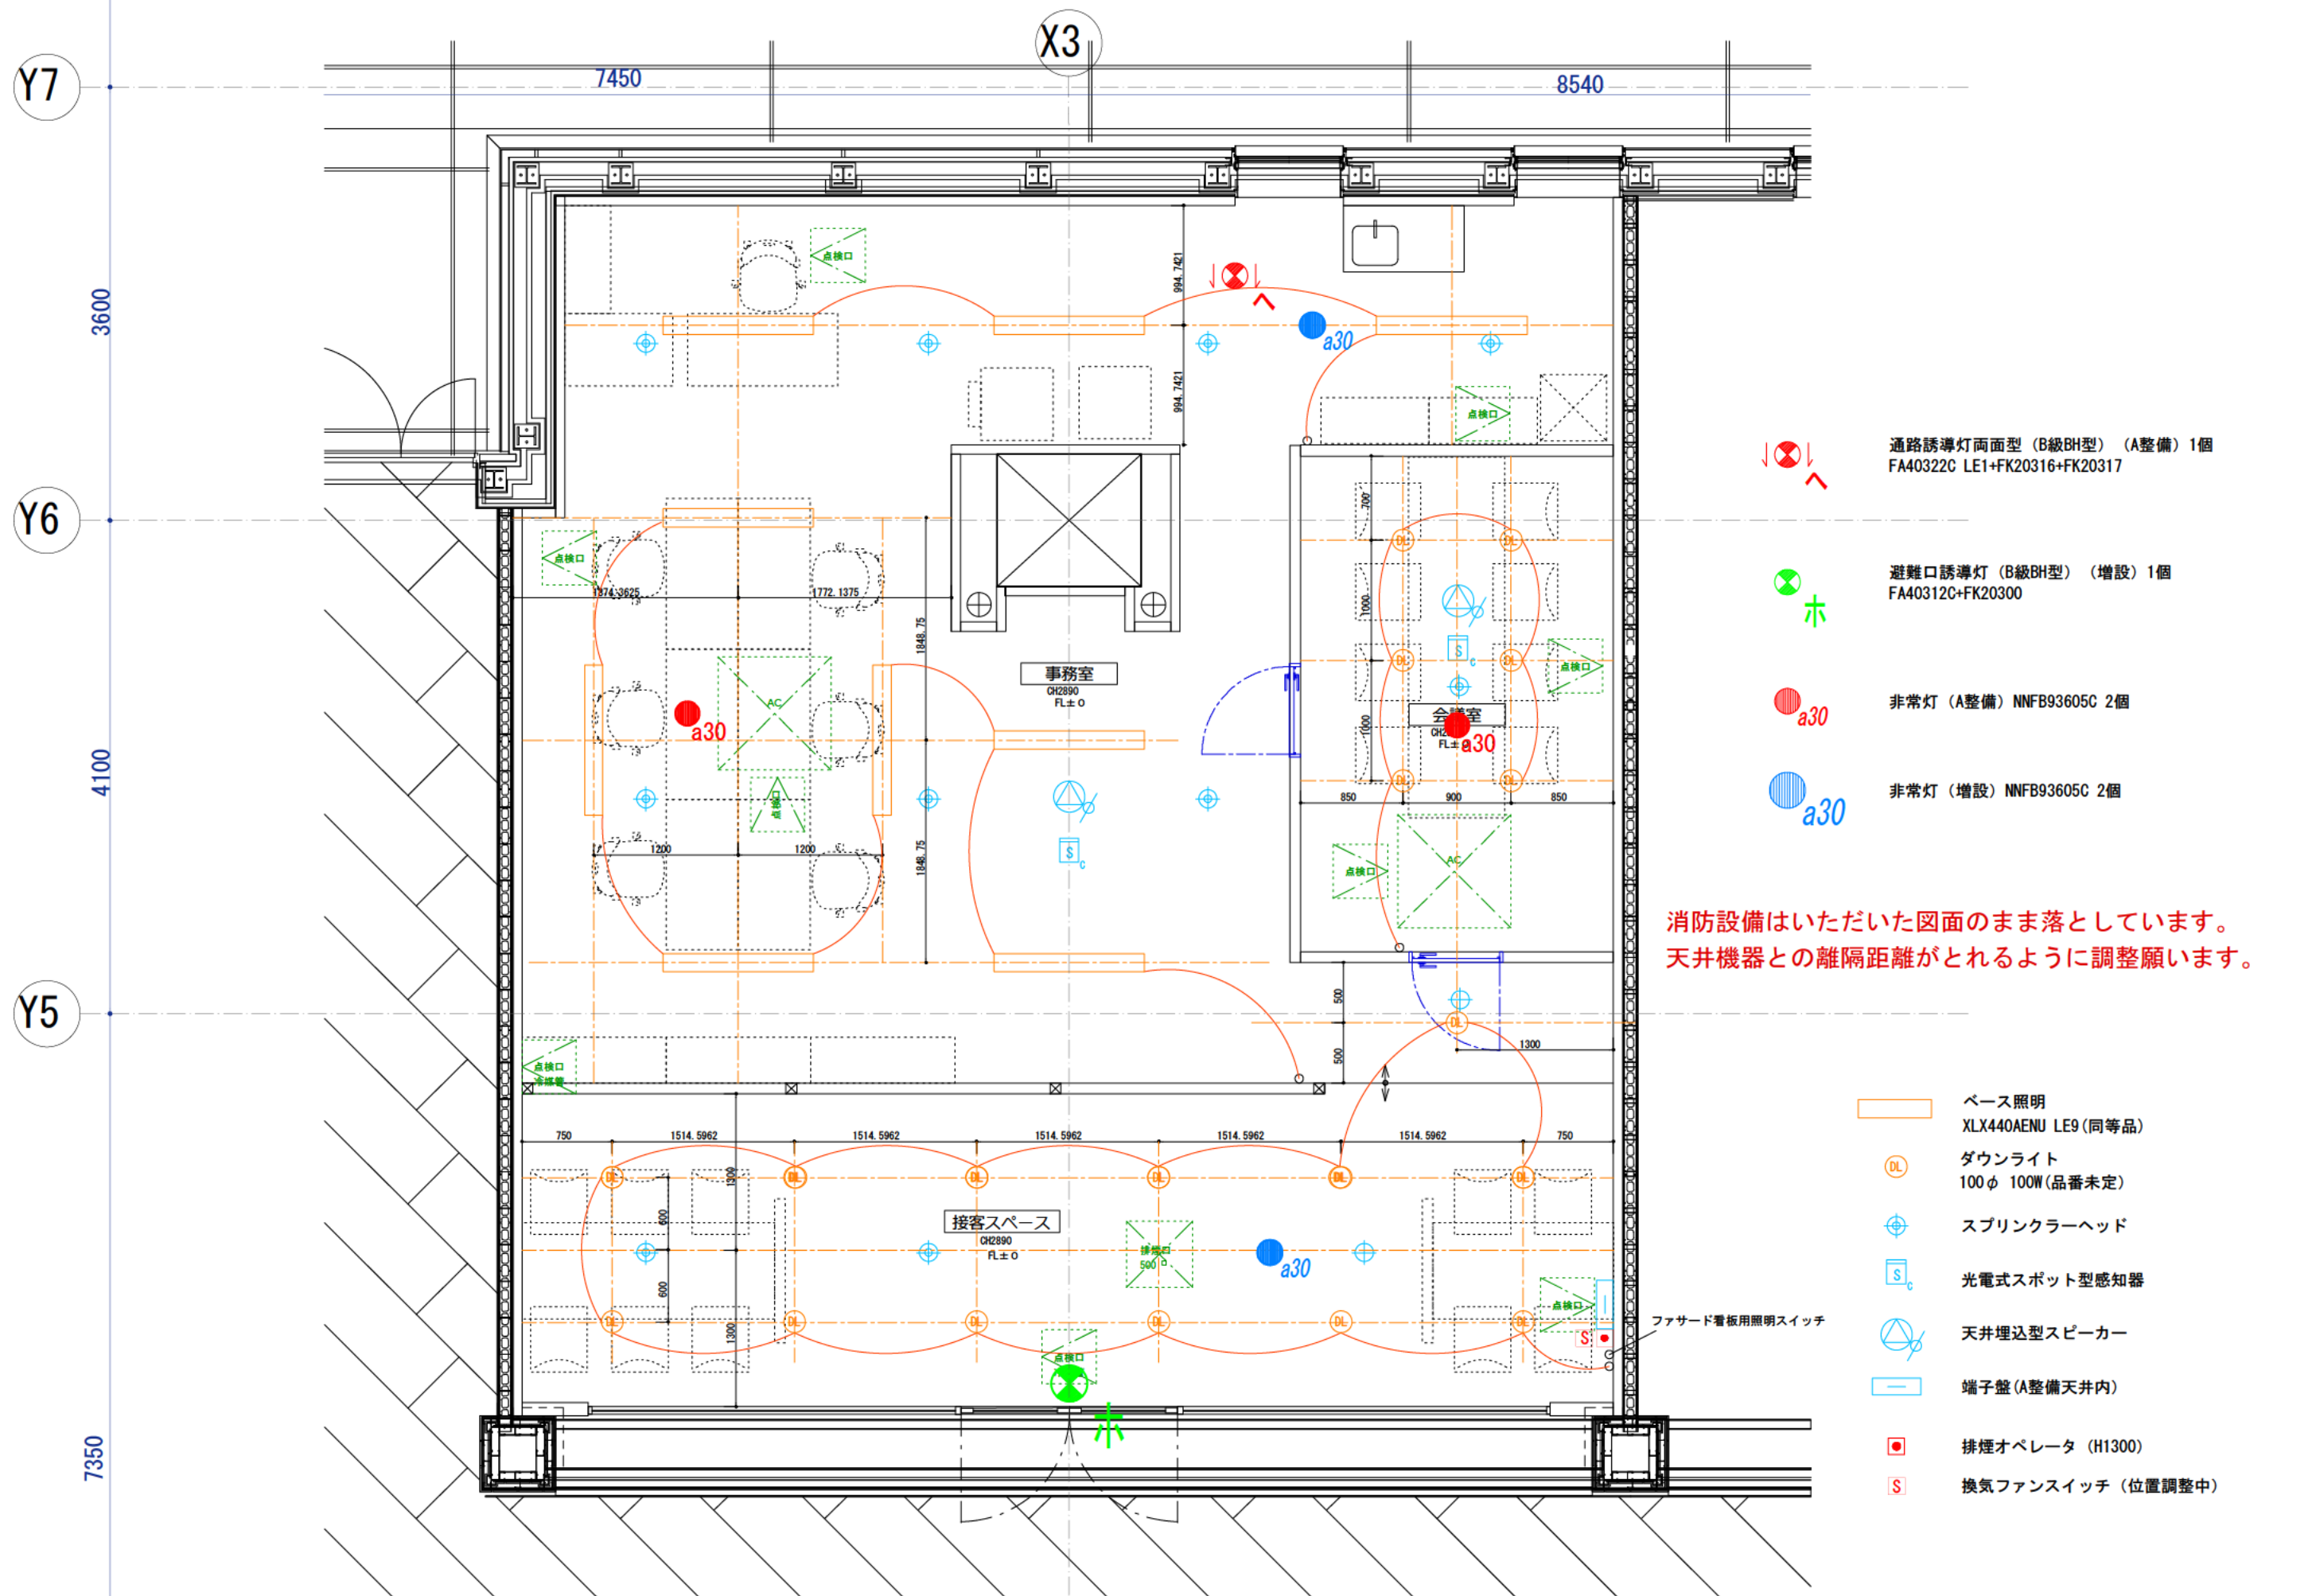

- 通路誘導灯両面型 (B級BH型) (A整備) 1個
FA40322C LE1+FK20316+FK20317
- 避難口誘導灯 (B級BH型) (増設) 1個
FA40312C+FK20300
- 非常灯 (A整備) NNF893605C 2個
- 非常灯 (増設) NNF893605C 2個

消防設備はいただいた図面のまま落としています。
天井機器との離隔距離がとれるように調整願います。

- ベース照明
XLX440AENU LE9 (同等品)
- ダウンライト
100φ 100W (品番未定)
- スプリンクラーヘッド
- 光電式スポット型感知器
- 天井埋込型スピーカー
- 端子盤 (A整備天井内)
- 排煙オペレータ (H1300)
- 換気ファンスイッチ (位置調整中)

■ 製図	■ 検図	■ 承認	■ 縮尺 A3_1/50 A1_1/25	■ 図面番号
■ 作成日 2025.1.14				