



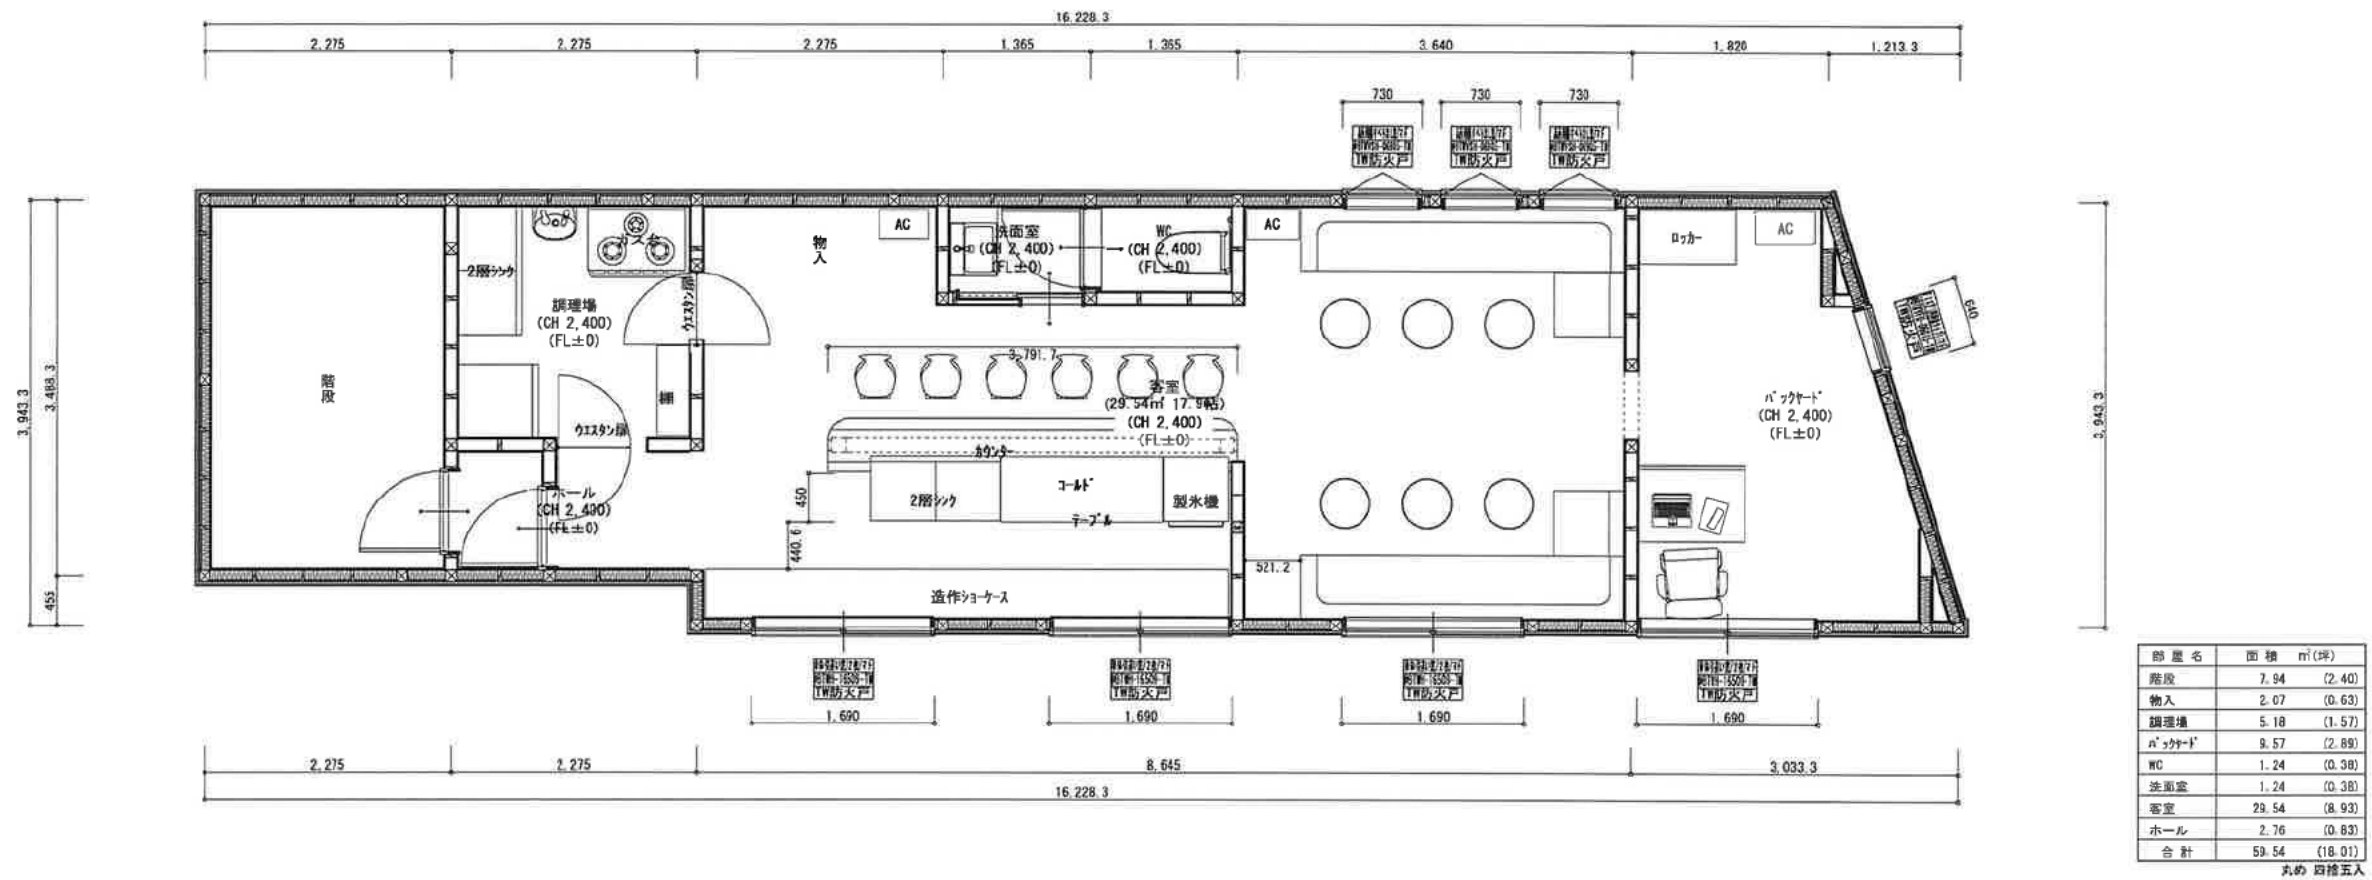


3階 平面詳細図 S:1/70

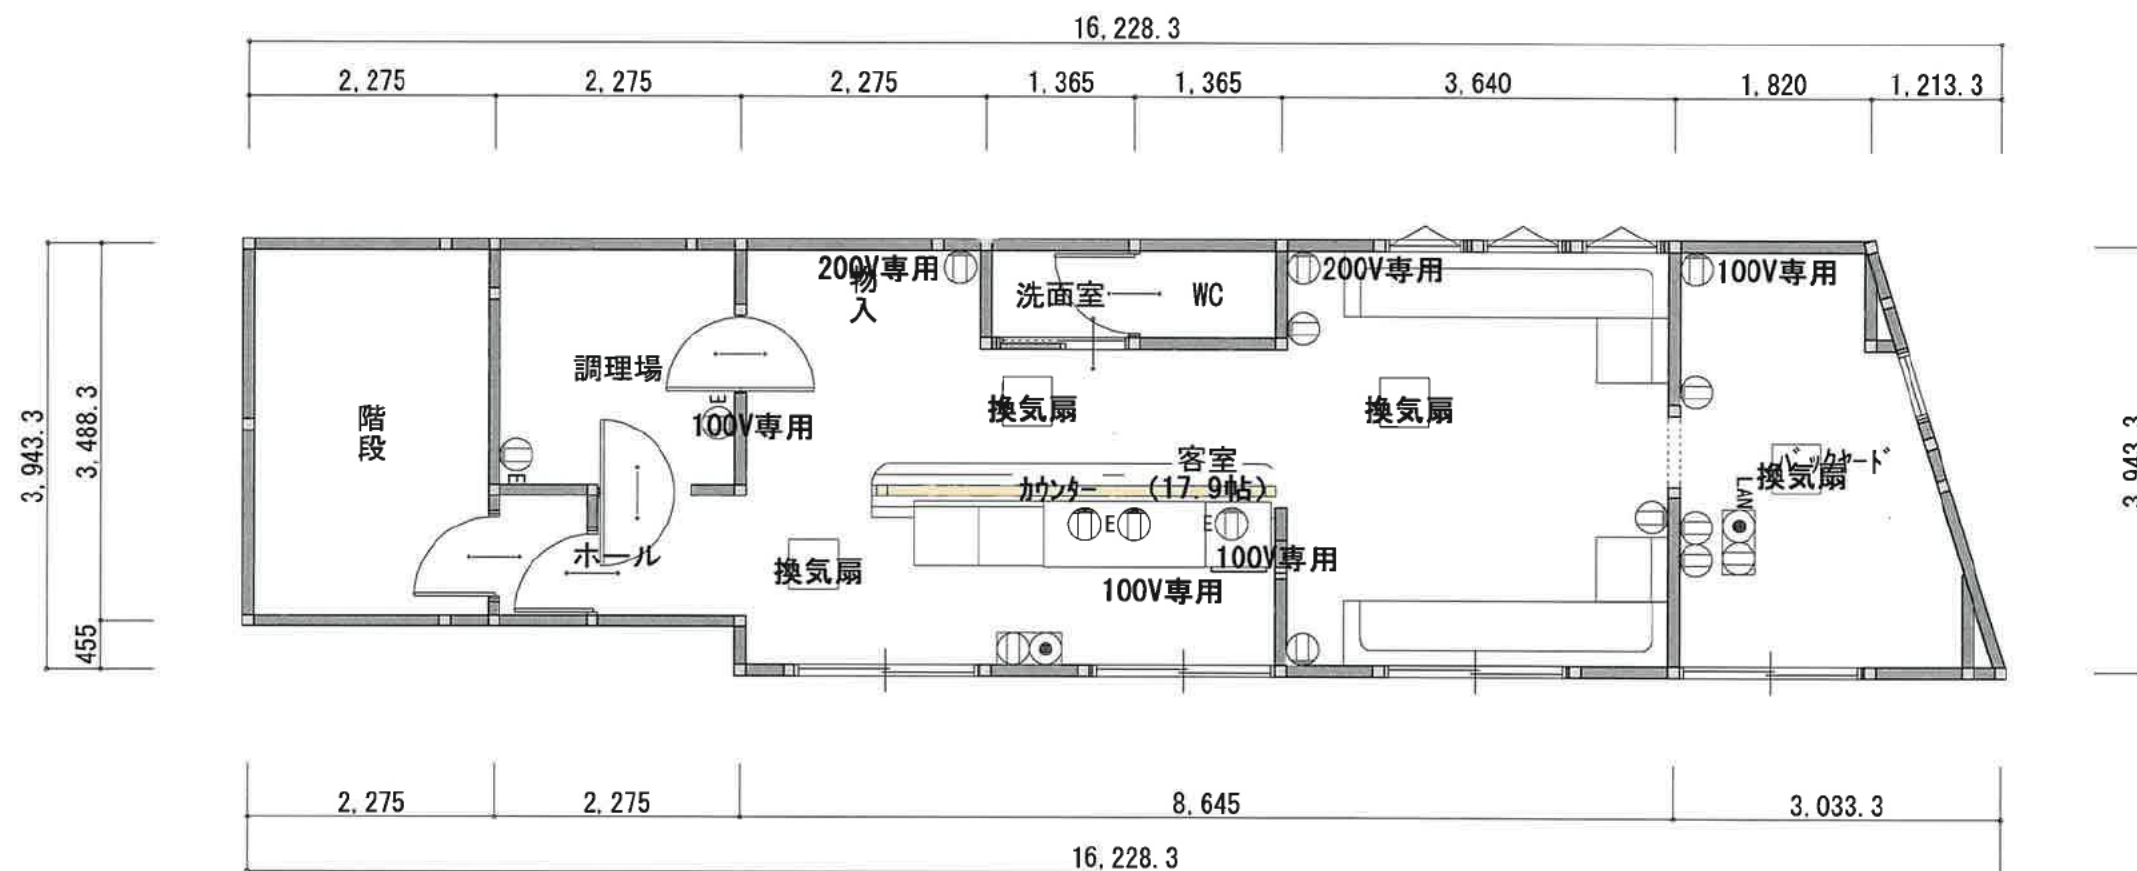


3階 動力設備図 S:1/70

管理者	設計者	担当者	図面名 3階 動力設備図	図面 No. 17
日付	日付	日付	縮尺 1/70	

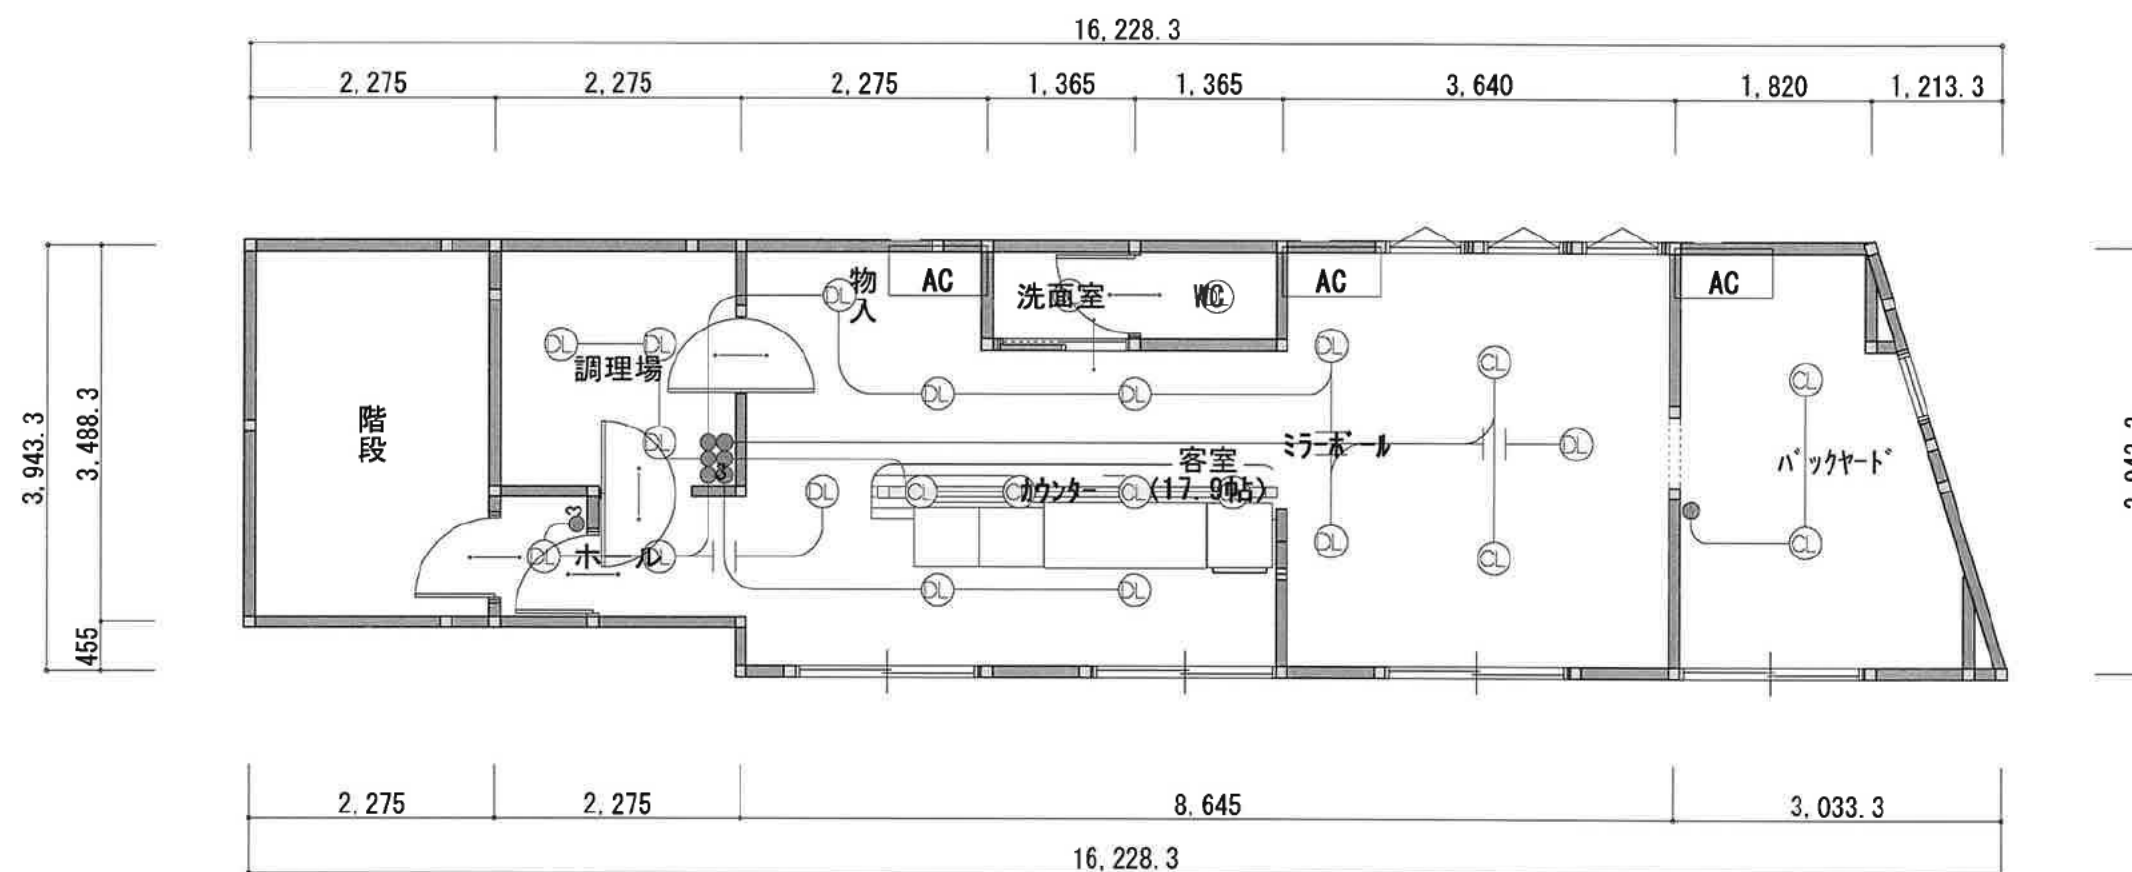

3階 電灯コンセント図 S:1/70

管理者	設計者	担当者	図面名	図面 No.
			3階 電灯コンセント図	15
日付	日付	日付	縮尺	1/70

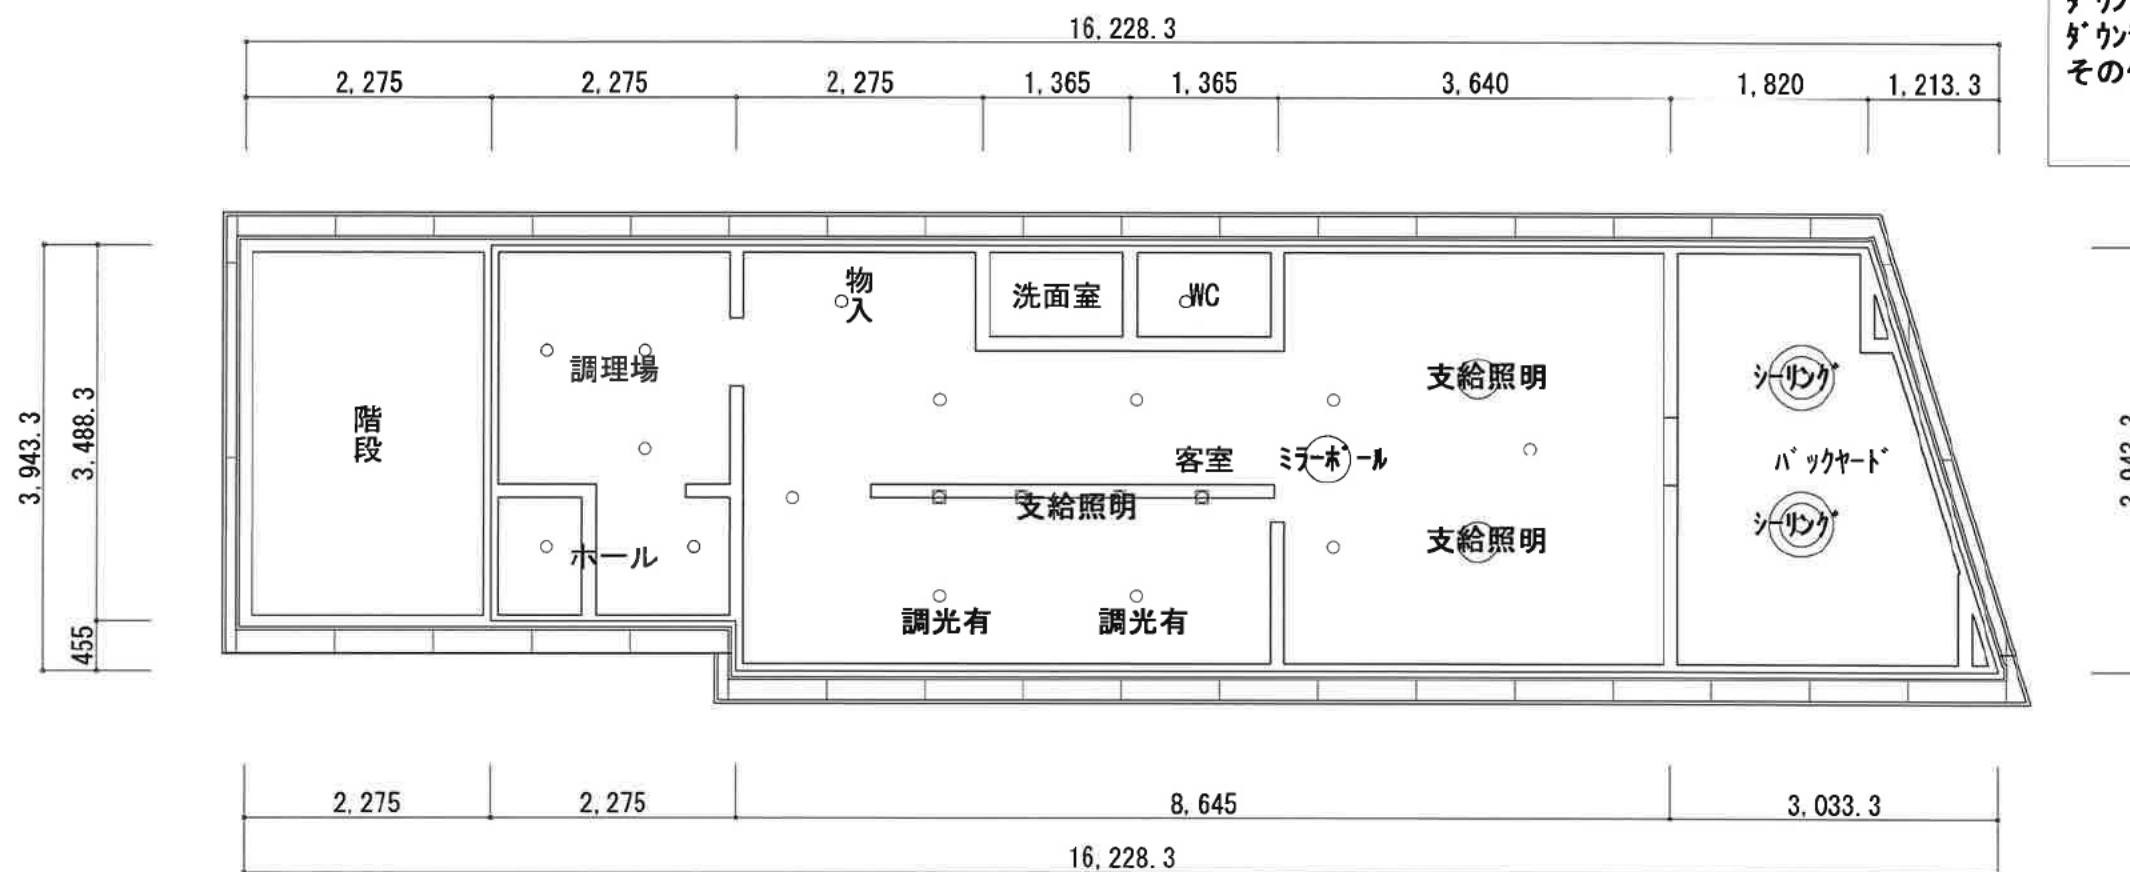

ダウンライト : 100W (OD361321BCR) × 2台
 ダウンライト : 100W (OD361203NDR) × 14台
 その他シーリングライト60W相当 × 8台

3階 天井伏図 S:1/70

	管理者	設計者	担当者	図面名	図面 No. 14
	日付	日付	日付	3階 天井伏図 縮尺 1/70	