



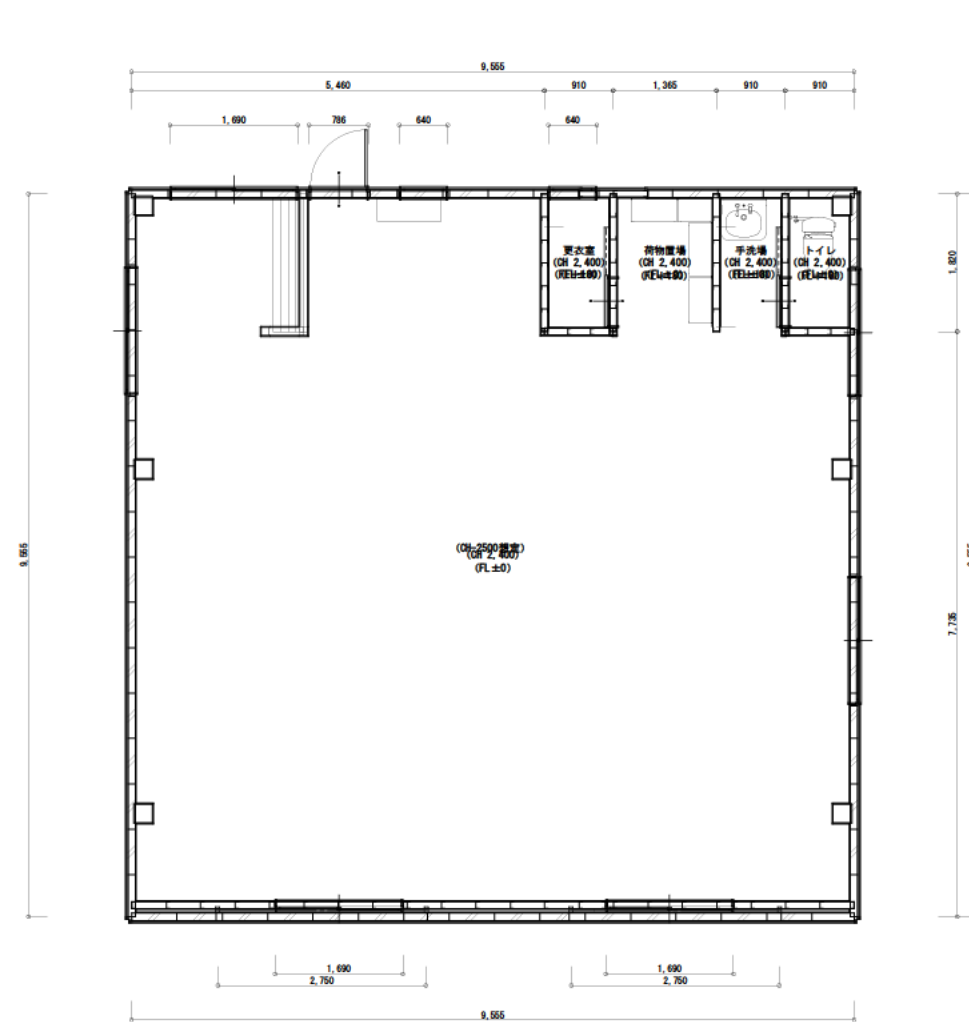

1階 平面詳細図 S:1/100

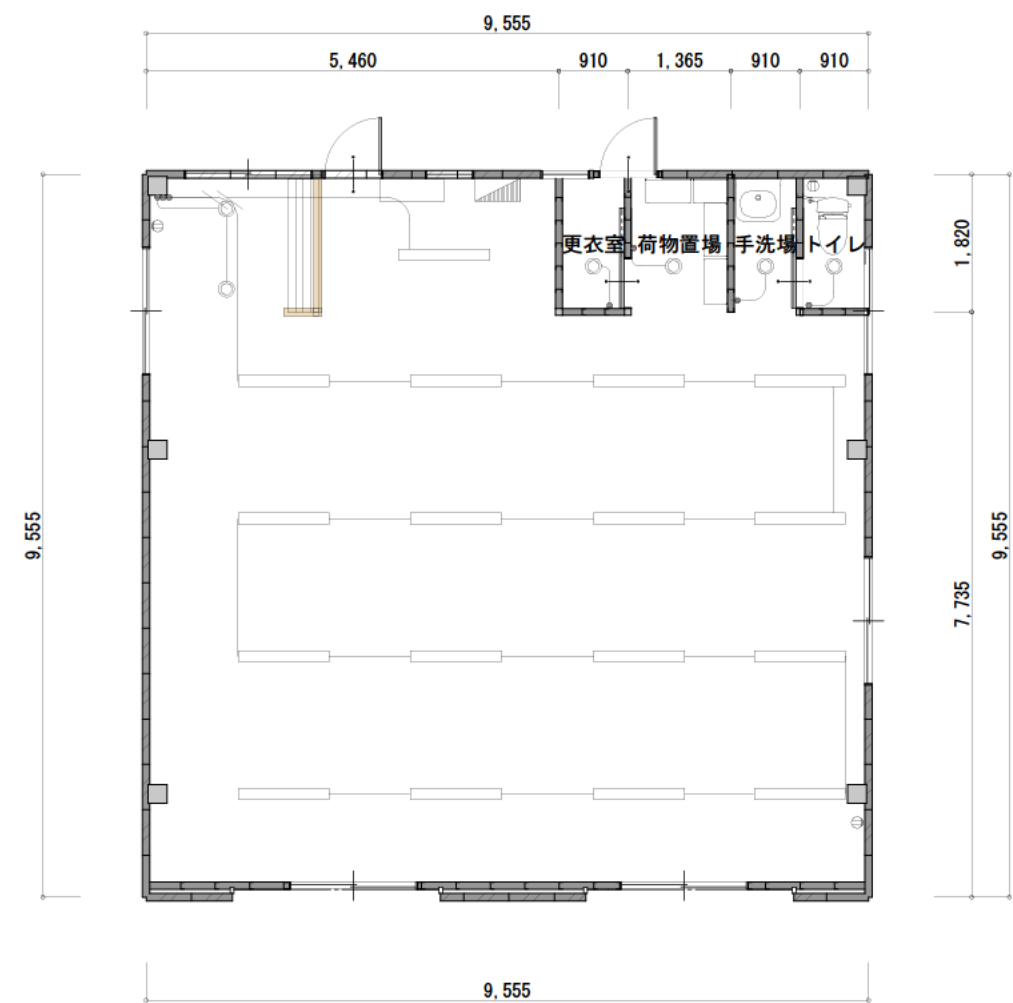

1階 電灯コンセント図 S:1/100

工事名	改築工事	管理者	設計者	担当者	図面名	図面No.
備考					1階 平面図, 1階 平面詳細図, 1階 電灯コンセント図	2
		日付	日付	日付	縮尺	1/100